

't STADSWIT




Plattegrondenoverzicht

-
- Map of the study area showing the location of the study site (red square) relative to the coastline and the location of the study site (red square) relative to the coastline.


Enschede Amsterdam www.jas-architecten.nl
De Coöperatie 15-10 Paul van Vlissingenstraat 2d info@jas-architecten.nl
7514JK Enschede 10968K Amsterdam
053 - 480 44 44 020 - 520 00 80

Amsterdam
Paul van Vlissingenstraat 2d
1096BK Amsterdam
020 - 520 00 80

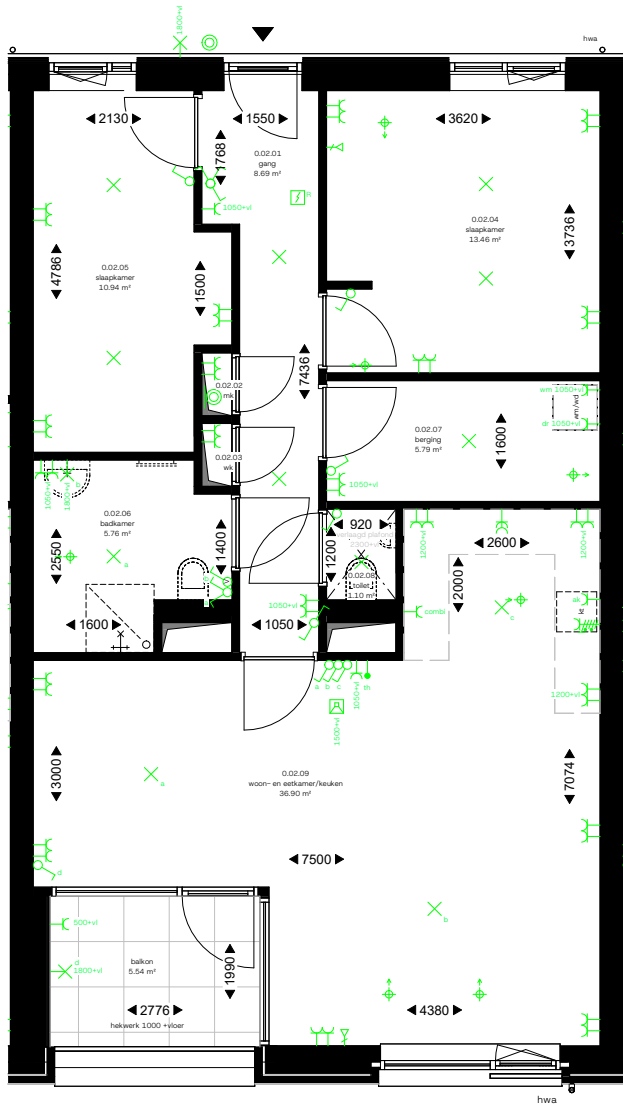

renvooi

- lichtpunt badkamer
- lichtpunt plafond
- lichtpunt wand
- schakelaar (enkel) 1050mm+vl
- schakelaar (dubbel) 1050mm+vl
- schakelaar ventilatie
- wisselschakelaar
- geaarde wandcontactdoos (enkel)
- geaarde wandcontactdoos (dubbel)
- geaarde wandcontactdoos (dubbel)
- geaarde wandcontactdoos (perlex)
- leiding (loos)
- thermostaat
- Co2-opnemer
- data aansluitpunt (cat5)
- video-/intercom
- rookmelder
- deurbel
- schel t.b.v. deurbel
- centraal aardingspunt
- positie handdoekradiator
- plafond ventilatie-inblaasventiel
- plafond ventilatie-afblaasventiel
- vloerverdeler
- vm/dr opstelplaats wasmachine en droger; aparte groep
- wk warmtekast
- mk meterkast
- warmte terugwin installatie, zit boven het plafond in het toilet

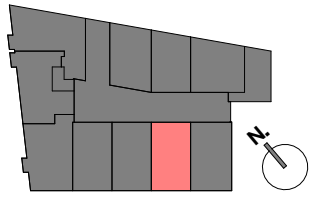

woning op de begane grond

't Stadswit Enschede

tekeningnummer **VK-800-02**
projectnummer 2020080A
opdrachtgever Musketeer Property B.V.

datum 2026-07-17
datum wijziging --
fase definitief ontwerp
status definitief
schaal 1:50
papierformaat

architect ir. H. Workel
projectmanager R.A. Rens MArch
bouwkundige --


verkoopstekening bnr. 2



Enschede De Coöperatie 15-10
7514JK Enschede
053 - 480 44 44


Amsterdam Paul van Vlietingsstraat 2d
1096SK Amsterdam
020 - 520 00 80

www.iaa-architecten.nl
info@iaa-architecten.nl

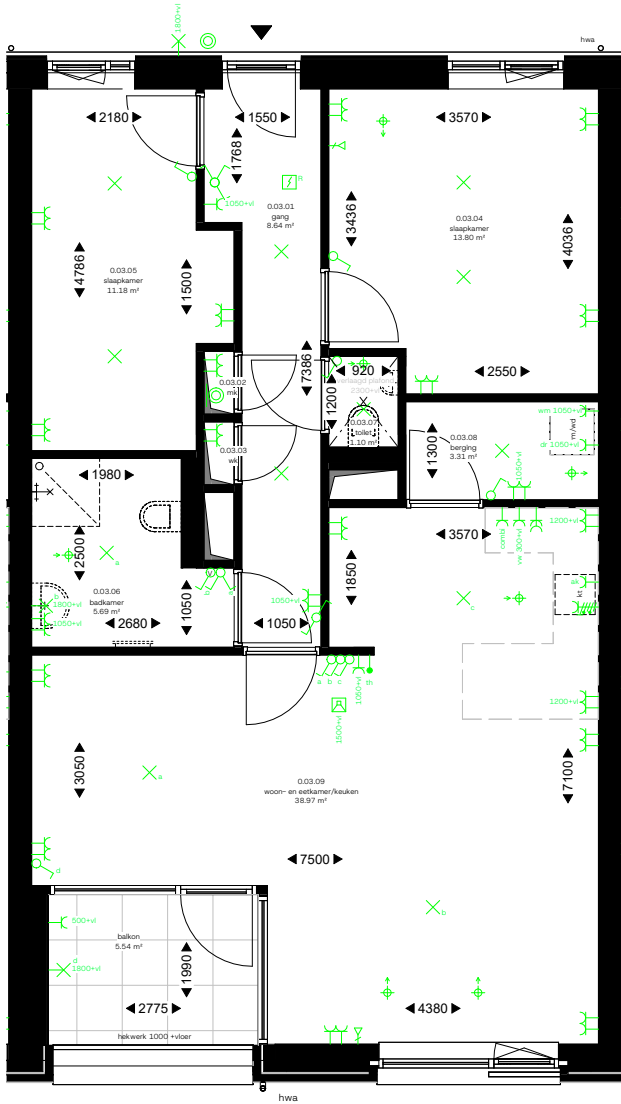

renvooi

- lichtpunt badkamer
- lichtpunt plafond
- lichtpunt wand
- schakelaar (enkel) 1050mm+vl
- schakelaar (dubbel) 1050mm+vl
- schakelaar ventilatie
- wisselschakelaar
- geaarde wandcontactdoos (enkel)
- geaarde wandcontactdoos (dubbel)
- geaarde wandcontactdoos (dubbel)
- geaarde wandcontactdoos (dubbel)
- geaarde wandcontactdoos (perlex)
- leiding (loos)
- thermostaat
- Co2-opnemer
- data aansluitpunt (cat5)
- video-/intercom
- rookmelder
- deurbel
- schel t.b.v. deurbel
- centraal aardingspunt
- positie handdoekradiator
- plafond ventilatie-inblaasventiel
- plafond ventilatie-afblaasventiel
- vloerverdeler
- vm/dr opstelplaats wasmachine en droger; aparte groep
- wk warmtekast
- mk meterkast
- warmte terugwin installatie, zit boven het plafond in het toilet

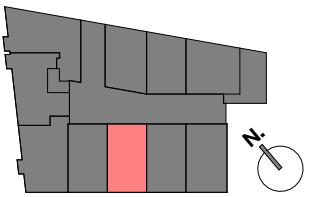

woning op de begane grond

't Stadswit Enschede

tekeningnummer **VK-800-03**
projectnummer 2020080A
opdrachtgever Musketeer Property B.V.

datum 2026-07-17
datum wijziging --
fase definitief ontwerp
status definitief
schaal 1:50
papierformaat

architect ir. H. Workel
projectmanager R.A. Rens MArch
bouwkundige --


verkoopstekening bnr. 3



Enschede De Coöperatie 15-10
7514JK Enschede
053 - 480 44 44


Amsterdam Paul van Vlietingsstraat 2d
1096SK Amsterdam
020 - 520 00 80

www.iaa-architecten.nl
info@iaa-architecten.nl

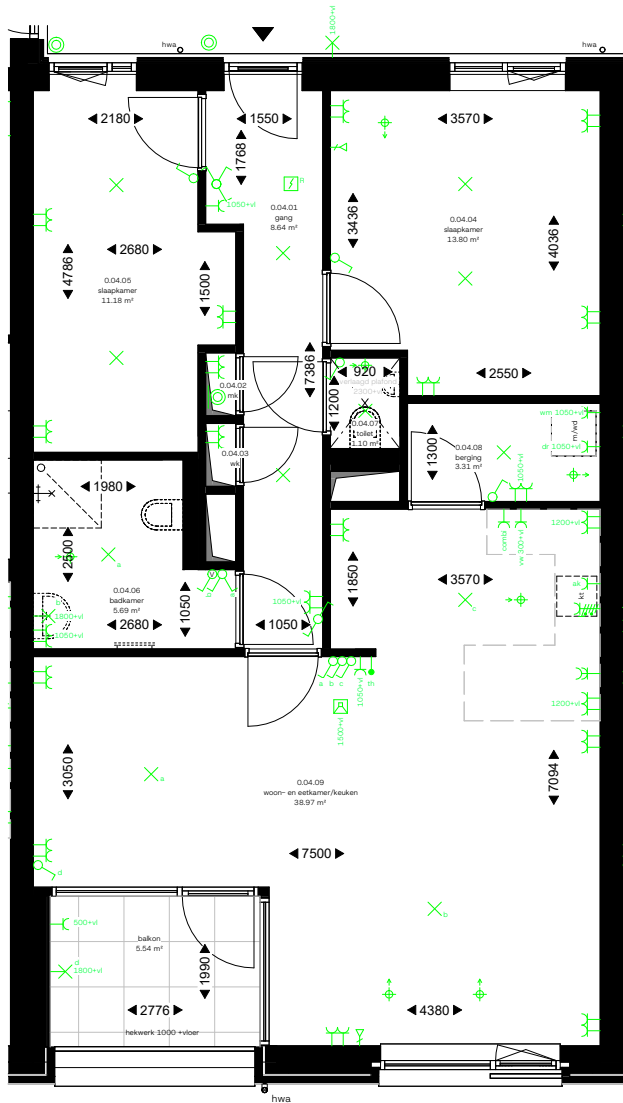

renvooi

- lichtpunt badkamer
- lichtpunt plafond
- lichtpunt wand
- schakelaar (enkel) 1050mm+vl
- schakelaar (dubbel) 1050mm+vl
- schakelaar ventilatie
- wisselschakelaar
- geaarde wandcontactdoos (enkel)
- geaarde wandcontactdoos (dubbel)
- geaarde wandcontactdoos (dubbel)
- geaarde wandcontactdoos (perilex)
- leiding (loos)
- thermostaat
- Co2-opnemer
- data aansluitpunt (cat5)
- video-/intercom
- rookmelder
- deurbel
- schel t.b.v. deurbel
- centraal aardingspunt
- positie handdoekradiator
- plafond ventilatie-inblaasventiel
- plafond ventilatie-afblaasventiel
- vloer verdeler
- opstelplaats wasmachine en droger; aparte groep
- warmtekast
- meterkast
- warmte terugwin installatie, zit boven het plafond in het toilet

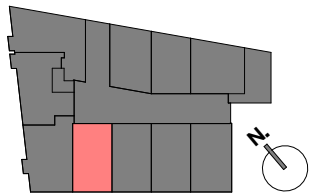

woning op de begane grond

't Stadswit Enschede

tekeningnummer **VK-800-04**
projectnummer 2020080A
opdrachtgever Musketeer Property B.V.

datum 2026-07-17
datum wijziging --
fase definitief ontwerp
status definitief
schaal 1:50
papierformaat

architect ir. H. Workel
projectmanager R.A. Rens MArch
bouwkundige --


verkooptekening bnr. 4



Enschede
De Coöperatie 15-10
7514JK Enschede
053 - 480 44 44


Amsterdam
Paul van Vlietingsstraat 2d
1096SK Amsterdam
020 - 520 00 80

www.iaa-architecten.nl
info@iaa-architecten.nl

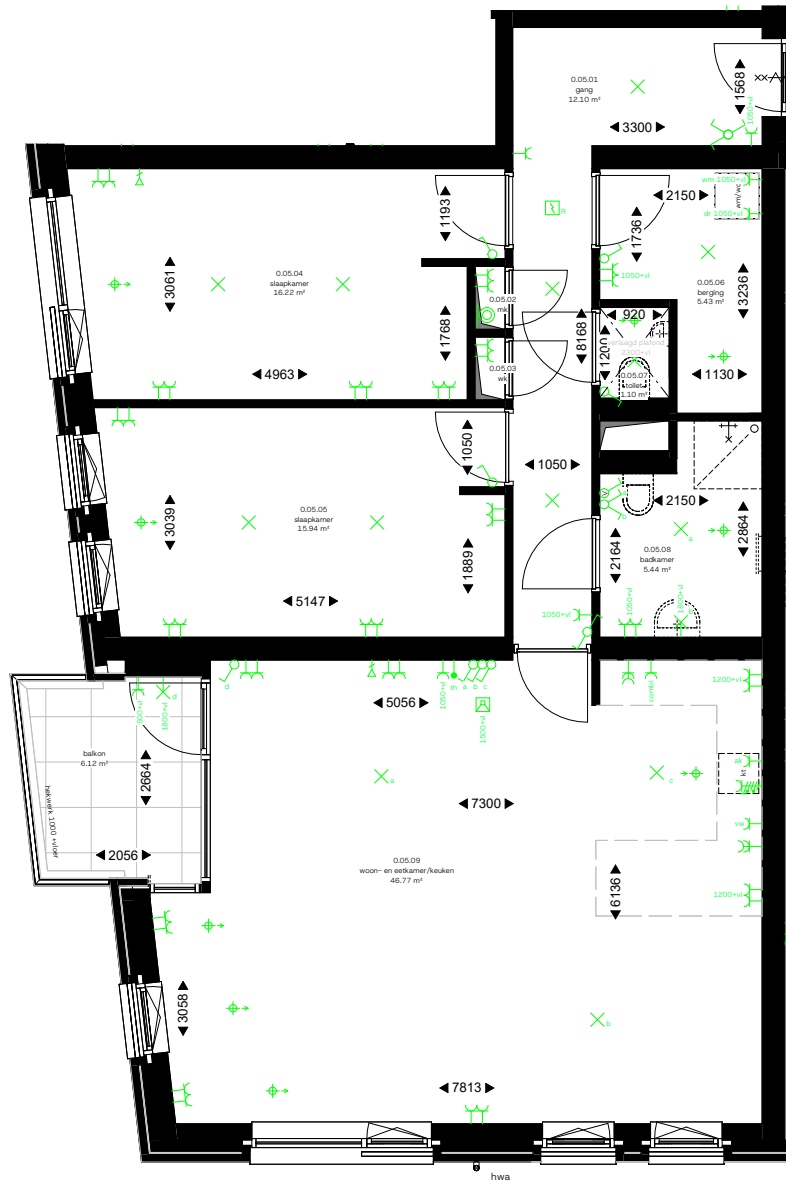

renvooi

- lichtpunt badkamer
- lichtpunt plafond
- lichtpunt wand
- schakelaar (enkel) 1050mm+vl
- schakelaar (dubbel) 1050mm+vl
- schakelaar ventilatie
- wisselschakelaar
- geaarde wandcontactdoos (enkel)
- geaarde wandcontactdoos (dubbel)
- geaarde wandcontactdoos (dubbel)
- geaarde wandcontactdoos (perilex)
- leiding (loos)
- thermostaat
- Co2-opnemer
- data aansluitpunt (cat5)
- video-/intercom
- rookmelder
- deurbel
- schel t.b.v. deurbel
- centraal aardingspunt
- positie handdoekradiator
- plafond ventilatie-inblaasventiel
- plafond ventilatie-afblaasventiel
- vloer verdeler
- opstelplaats wasmachine en droger; aparte groep
- warmtekast
- meterkast
- warmte terugwin installatie, zit boven het plafond in het toilet

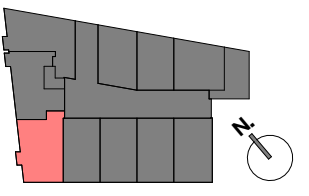

woning op de begane grond

't Stadswit Enschede

tekeningnummer **VK-800-05**
projectnummer 2020080A
opdrachtgever Musketeer Property B.V.

datum 2026-07-17
datum wijziging --
fase definitief ontwerp
status definitief
schaal 1:50
papierformaat

architect ir. H. Workel
projectmanager R.A. Rens MArch
bouwkundige --


verkooptekening bnr. 5



Enschede
De Coöperatie 15-10
7514JK Enschede
053 - 480 44 44


Amsterdam
Paul van Vlietingsstraat 2d
1096SK Amsterdam
020 - 520 00 80

www.iaa-architecten.nl
info@iaa-architecten.nl

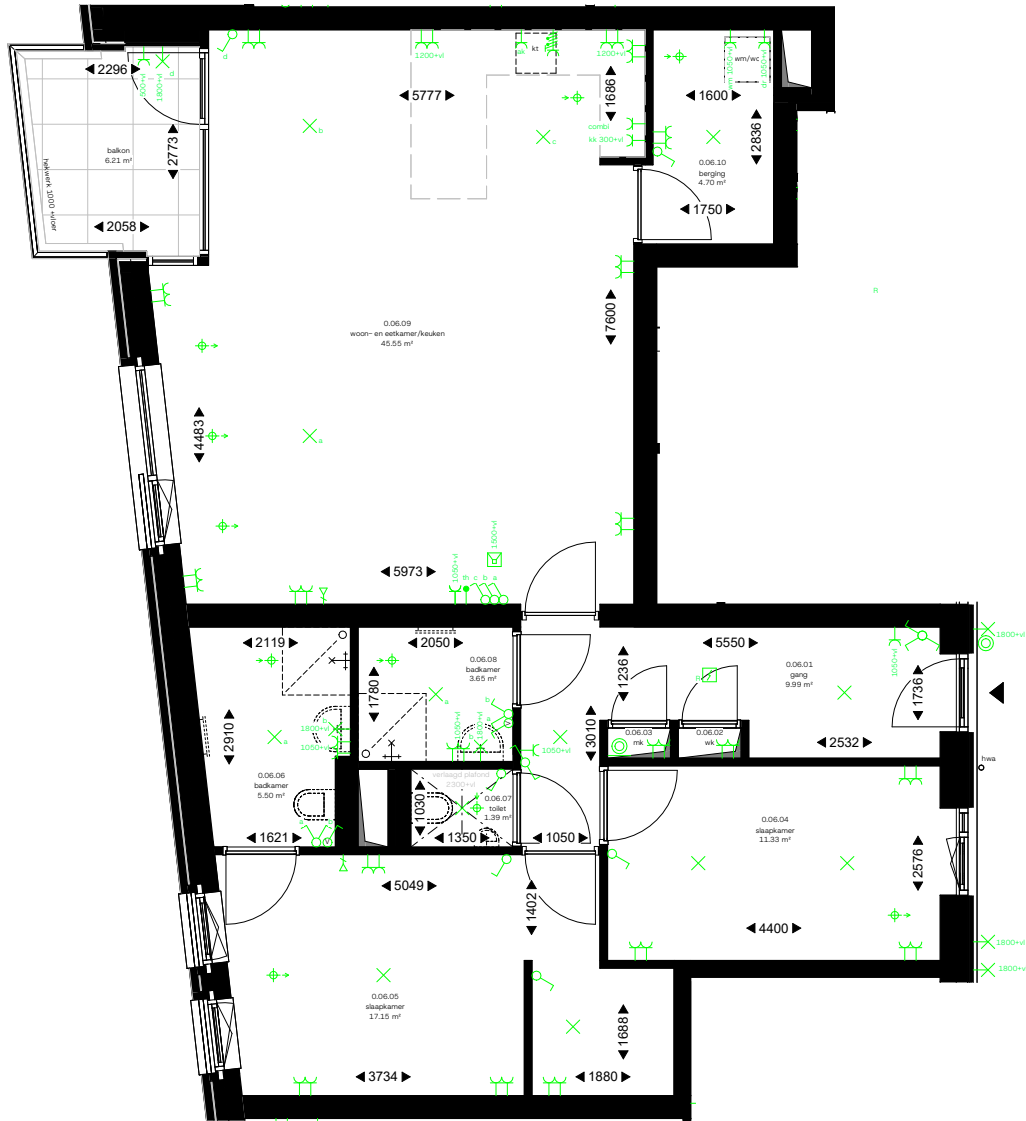

renvooi

- lichtpunt badkamer
- lichtpunt plafond
- lichtpunt wand
- schakelaar (enkel) 1050mm+vl
- schakelaar (dubbel) 1050mm+vl
- schakelaar ventilatie
- wisselschakelaar
- geaarde wandcontactdoos (enkel)
- geaarde wandcontactdoos (dubbel)
- geaarde wandcontactdoos (dubbel)
- geaarde wandcontactdoos (perilex)
- leiding (loos)
- thermostaat
- Co2-opnemer
- data aansluitpunt (cat5)
- video-/intercom
- rookmelder
- deurbel
- schel t.b.v. deurbel
- centraal aardingspunt
- positie handdoekradiator
- plafond ventilatie-inblaasventiel
- plafond ventilatie-afblaasventiel
- vv
- voerverdeler
- opstelplaats wasmachine en droger; aparte groep
- wk
- warmtekast
- meterkast
- warmte terugwin installatie, zit boven het plafond in het toilet

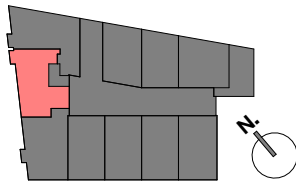

woning op de begane grond

't Stadswit Enschede

tekeningnummer **VK-800-06**
projectnummer 2020080A
opdrachtgever Musketeer Property B.V.

datum 2026-07-17
datum wijziging --
fase definitief ontwerp
status definitief
schaal 1:50
papierformaat

architect ir. H. Workel
projectmanager R.A. Rens MArch
bouwkundige --

verkooptekening bnr. 6



Enschede
De Coöperatie 15-10
7514JK Enschede
053 - 480 44 44


Amsterdam
Paul van Vlietingsstraat 2d
1096SK Amsterdam
020 - 520 00 80

www.iaa-architecten.nl
info@iaa-architecten.nl



renvooi

- lichtpunt badkamer
- lichtpunt plafond
- lichtpunt wand
- schakelaar (enkel) 1050mm+vl
- schakelaar (dubbel) 1050mm+vl
- schakelaar ventilatie
- wisselschakelaar
- geaarde wandcontactdoos (enkel)
- geaarde wandcontactdoos (dubbel)
- geaarde wandcontactdoos (dubbel)
- geaarde wandcontactdoos (perilex)
- leiding (loos)
- thermostaat
- Co2-opnemer
- data aansluitpunt (cat5)
- video-/intercom
- rookmelder
- deurbel
- schel t.b.v. deurbel
- centraal aardingspunt
- positie handdoekradiator
- plafond ventilatie-inblaasventiel
- plafond ventilatie-afblaasventiel
- vv
- voerverdeler
- opstelplaats wasmachine en droger; aparte groep
- wk
- warmtekast
- meterkast
- warmte terugwin installatie, zit boven het plafond in het toilet

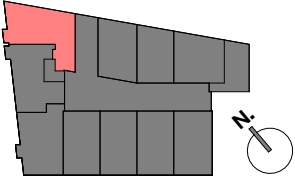

woning op de begane grond

't Stadswit Enschede

tekeningnummer **VK-800-07**
projectnummer 2020080A
opdrachtgever Musketeer Property B.V.

datum 2026-07-17
datum wijziging --
fase definitief ontwerp
status definitief
schaal 1:50
papierformaat

architect ir. H. Workel
projectmanager R.A. Rens MArch
bouwkundige --


verkooptekening bnr. 7



Enschede
De Coöperatie 15-10
7514JK Enschede
053 - 480 44 44


Amsterdam
Paul van Vlietingsstraat 2d
1096SK Amsterdam
020 - 520 00 80

www.iaa-architecten.nl
info@iaa-architecten.nl

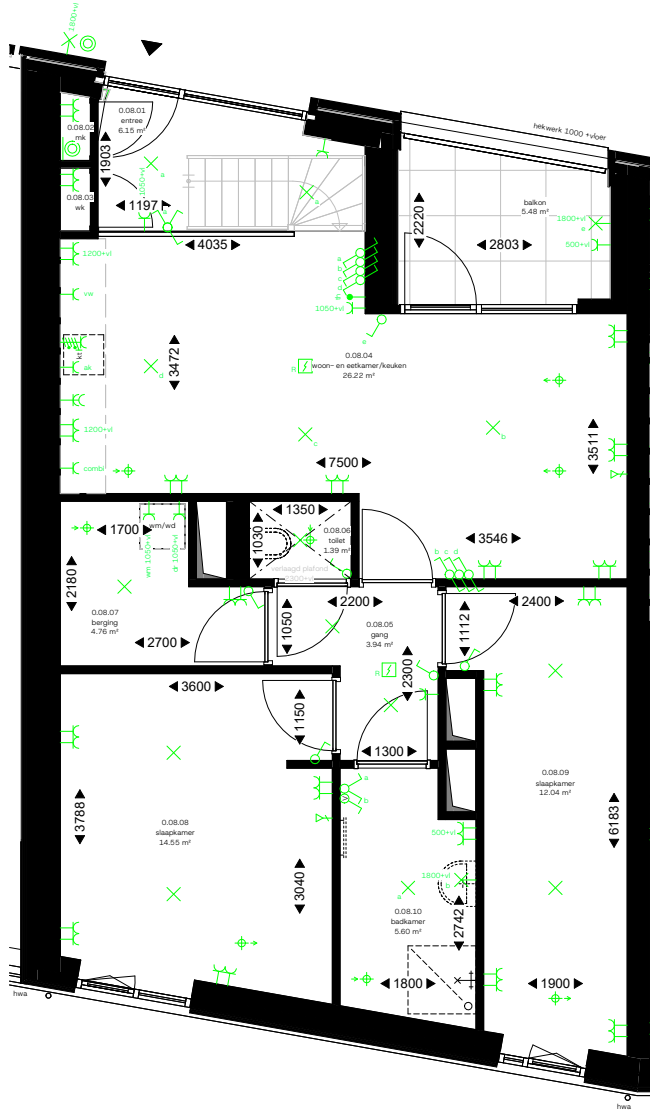

renvooi

- lichtpunt badkamer
- lichtpunt plafond
- lichtpunt wand
- schakelaar (enkel) 1050mm+vl
- schakelaar (dubbel) 1050mm+vl
- schakelaar ventilatie
- wisselschakelaar
- geaarde wandcontactdoos (enkel)
- geaarde wandcontactdoos (dubbel)
- geaarde wandcontactdoos (dubbel)
- geaarde wandcontactdoos (perilex)
- leiding (loos)
- thermostaat
- Co2-opnemer
- data aansluitpunt (cat5)
- video-/intercom
- rookmelder
- deurbel
- schel t.b.v. deurbel
- centraal aardingspunt
- positie handdoekradiator
- plafond ventilatie-inblaasventiel
- plafond ventilatie-afblaasventiel
- vloerverdeler
- opstelplaats wasmachine en droger; aparte groep
- warmtekast
- meterkast
- warmte terugwin installatie, zit boven het plafond in het toilet

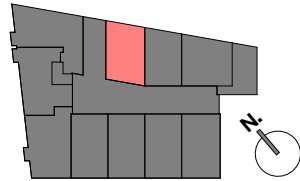

woning op de begane grond

't Stadswit Enschede

tekeningnummer **VK-800-08**
projectnummer 2020080A
opdrachtgever Musketeer Property B.V.

datum 2026-07-17
datum wijziging --
fase definitief ontwerp
status definitief
schaal 1:50
papierformaat

architect ir. H. Workel
projectmanager R.A. Rens MArch
bouwkundige --


verkooptekening bnr. 8



Enschede De Coöperatie 15-10
7514JK Enschede
053 - 480 44 44


Amsterdam Paul van Vlietingsstraat 2d
1096SK Amsterdam
020 - 520 00 80

www.iaa-architecten.nl
info@iaa-architecten.nl

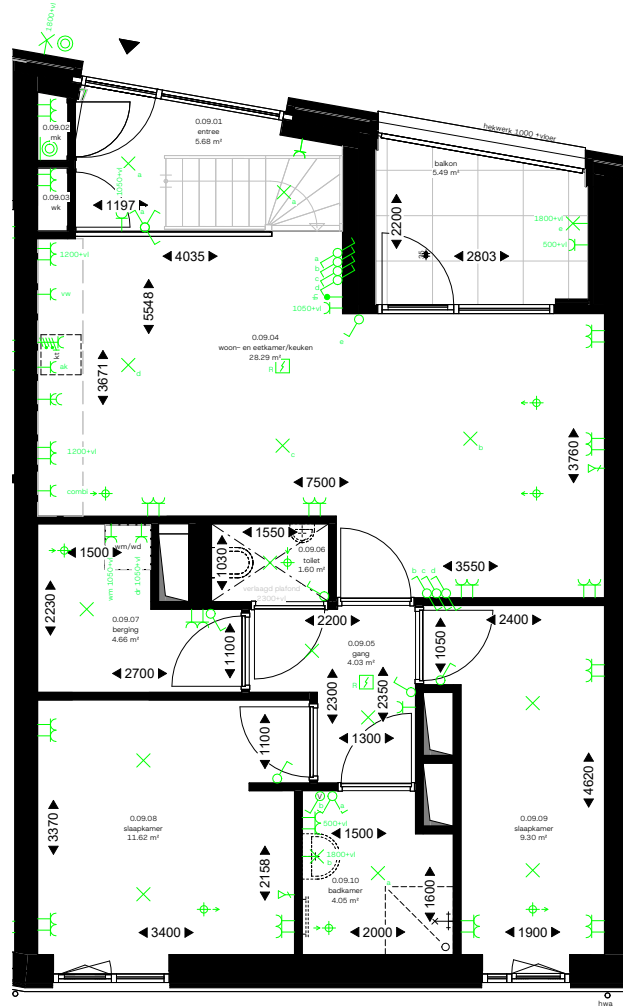

renvooi

- lichtpunt badkamer
- lichtpunt plafond
- lichtpunt wand
- schakelaar (enkel) 1050mm+vl
- schakelaar (dubbel) 1050mm+vl
- schakelaar ventilatie
- wisselschakelaar
- geaarde wandcontactdoos (enkel)
- geaarde wandcontactdoos (dubbel)
- geaarde wandcontactdoos (dubbel)
- geaarde wandcontactdoos (perilex)
- leiding (loos)
- thermostaat
- Co2-opnemer
- data aansluitpunt (cat5)
- video-/intercom
- rookmelder
- deurbel
- schel t.b.v. deurbel
- centraal aardingspunt
- positie handdoekradiator
- plafond ventilatie-inblaasventiel
- plafond ventilatie-afblaasventiel
- vloerverdeler
- opstelplaats wasmachine en droger; aparte groep
- warmtekast
- meterkast
- warmte terugwin installatie, zit boven het plafond in het toilet

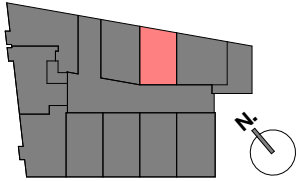

woning op de begane grond

't Stadswit Enschede

tekeningnummer **VK-800-09**
projectnummer 2020080A
opdrachtgever Musketeer Property B.V.

datum 2026-07-17
datum wijziging --
fase definitief ontwerp
status definitief
schaal 1:50
papierformaat

architect ir. H. Workel
projectmanager R.A. Rens MArch
bouwkundige --


verkooptekening bnr. 9



Enschede De Coöperatie 15-10
7514JK Enschede
053 - 480 44 44


Amsterdam Paul van Vlietingsstraat 2d
1096SK Amsterdam
020 - 520 00 80

www.iaa-architecten.nl
info@iaa-architecten.nl

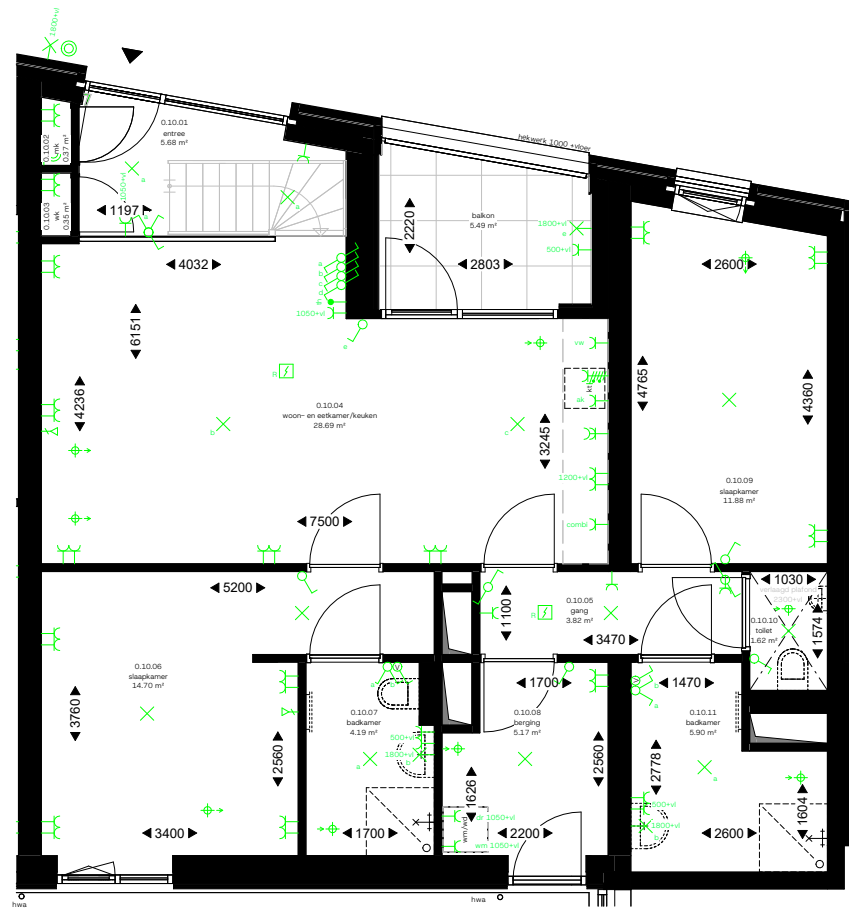

renvooi

- lichtpunt badkamer
- lichtpunt plafond
- lichtpunt wand
- schakelaar (enkel) 1050mm+vl
- schakelaar (dubbel) 1050mm+vl
- schakelaar ventilatie
- wisselschakelaar
- geaarde wandcontactdoos (enkel)
- geaarde wandcontactdoos (dubbel)
- geaarde wandcontactdoos (dubbel)
- geaarde wandcontactdoos (perilex)
- leiding (loos)
- thermostaat
- Co2-opnemer
- data aansluitpunt (cat5)
- video-/intercom
- rookmelder
- deurbel
- schel t.b.v. deurbel
- centraal aardingspunt
- posiële handdoekradiator
- plafond ventilatie-inblaasventiel
- plafond ventilatie-afblaasventiel
- vloerverdeler
- wm/dr opstelplaats wasmachine en droger; aparte groep
- wk warmtekast
- mk meterkast
- warmte terugwin installatie, zit boven het plafond in het toilet

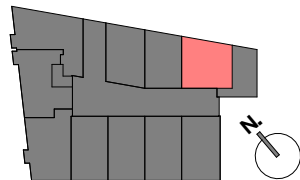

woning op de begane grond

't Stadswit Enschede

tekeningnummer **VK-800-10**
projectnummer 2020080A
opdrachtgever Musketeer Property B.V.

datum 2026-07-17
datum wijziging --
fase definitief ontwerp
status definitief
schaal 1:50
papierformaat

architect ir. H. Workel
projectmanager R.A. Rens MARCH
bouwkundige --


verkooptekening bnr.10




Enschede
De Colperste 15-10
7514 JK Enschede
053 - 480 44 44

Amsterdam
Paul van Vlissingenstraat 2d
1019SK Amsterdam
020 - 520 00 80

www.iaa-architecten.nl
info@iaa-architecten.nl

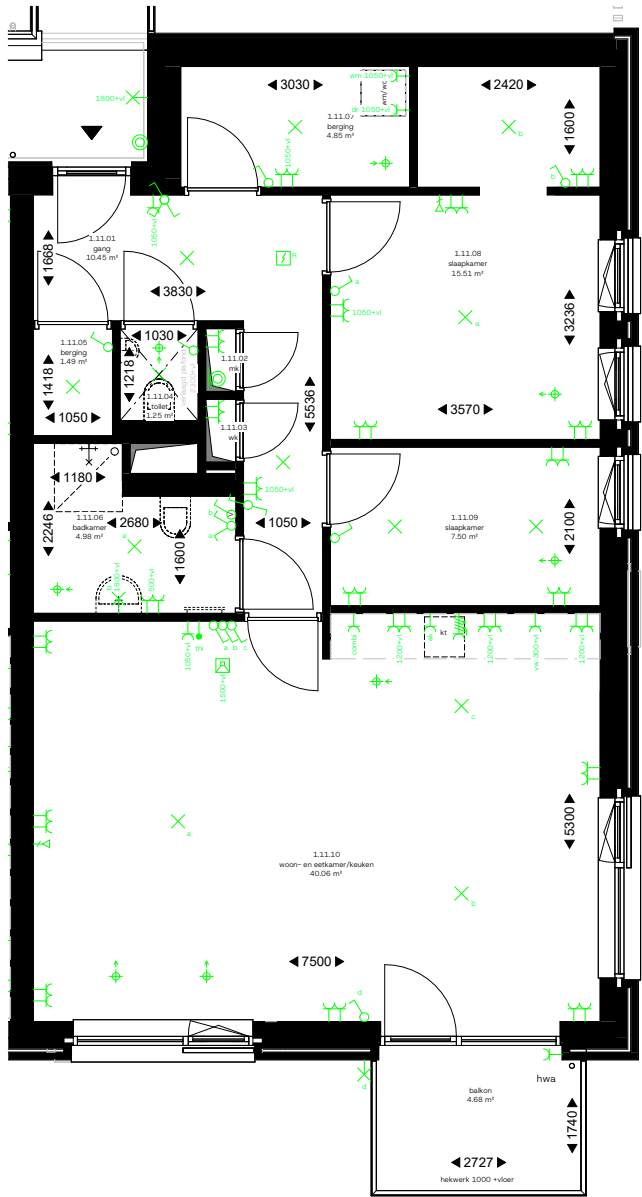

- renvooi**
- lichtpunt badkamer
 - lichtpunt plafond
 - lichtpunt wand
 - schakelaar (enkel) 1050mm+vl
 - schakelaar (dubbel) 1050mm+vl
 - schakelaar ventilatie
 - wisselschakelaar
 - geaarde wandcontactdoos (enkel)
 - geaarde wandcontactdoos (dubbel)
 - geaarde wandcontactdoos (dubbel)
 - geaarde wandcontactdoos (perlex)
 - leiding (loos)
 - thermostaat
 - Co2-opnemer
 - data aansluitpunt (cat5)
 - video-/intercom
 - rookmelder
 - deurbel
 - schel t.b.v. deurbel
 - centraal aardingspunt
 - positie handdoekradiator
 - plafond ventilatie-inblaasventiel
 - plafond ventilatie-afblaasventiel
 - vloerverdeler
 - opstelplaats wasmachine en droger; aparte groep
 - warmtekast
 - meterkast
 - warmte terugwin installatie, zit boven het plafond in het toilet

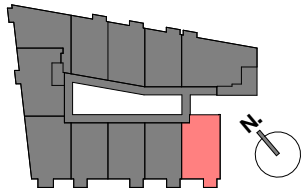

woning op de eerste verdieping

't Stadswit Enschede

tekeningnummer **VK-800-11**
projectnummer 2020080A
opdrachtgever Musketeer Property B.V.

datum 2026-07-17
datum wijziging --
fase definitief ontwerp
status definitief
schaal 1:50
papierformaat

architect ir. H. Workel
projectmanager R.A. Rens MArch
bouwkundige --


verkooptekening bnr.11




Enschede
De Coöperatie 15-10
7514JK Enschede
053 - 480 44 44

Amsterdam
Paul van Vlietingsstraat 2d
1096SK Amsterdam
020 - 520 00 80

www.iaa-architecten.nl
info@iaa-architecten.nl

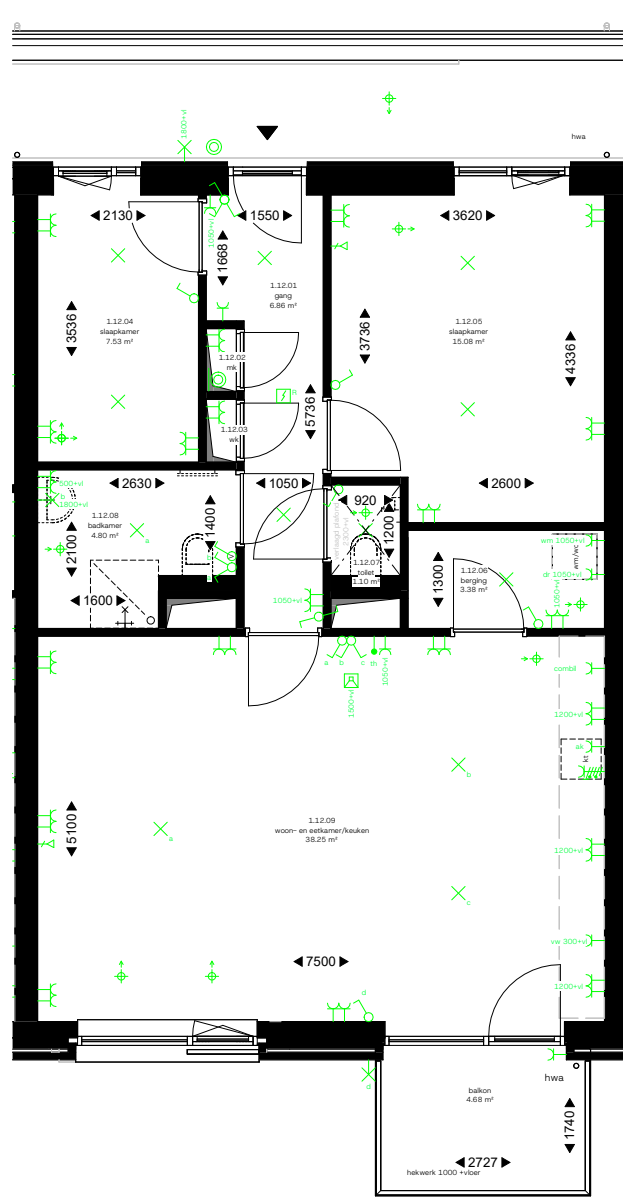

- renvooi**
- lichtpunt badkamer
 - lichtpunt plafond
 - lichtpunt wand
 - schakelaar (enkel) 1050mm+vl
 - schakelaar (dubbel) 1050mm+vl
 - schakelaar ventilatie
 - wisselschakelaar
 - geaarde wandcontactdoos (enkel)
 - geaarde wandcontactdoos (dubbel)
 - geaarde wandcontactdoos (dubbel)
 - geaarde wandcontactdoos (perlex)
 - leiding (loos)
 - thermostaat
 - Co2-opnemer
 - data aansluitpunt (cat5)
 - video-/intercom
 - rookmelder
 - deurbel
 - schel t.b.v. deurbel
 - centraal aardingspunt
 - positie handdoekradiator
 - plafond ventilatie-inblaasventiel
 - plafond ventilatie-afblaasventiel
 - vloerverdeler
 - opstelplaats wasmachine en droger; aparte groep
 - warmtekast
 - meterkast
 - warmte terugwin installatie, zit boven het plafond in het toilet

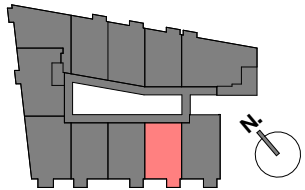

woning op de eerste verdieping

't Stadswit Enschede

tekeningnummer **VK-800-12**
projectnummer 2020080A
opdrachtgever Musketeer Property B.V.

datum 2026-07-17
datum wijziging --
fase definitief ontwerp
status definitief
schaal 1:50
papierformaat

architect ir. H. Workel
projectmanager R.A. Rens MArch
bouwkundige --


verkooptekening bnr.12



Enschede
De Coöperatie 15-10
7514JK Enschede
053 - 480 44 44


Amsterdam
Paul van Vlietingsstraat 2d
1096SK Amsterdam
020 - 520 00 80

www.iaa-architecten.nl
info@iaa-architecten.nl

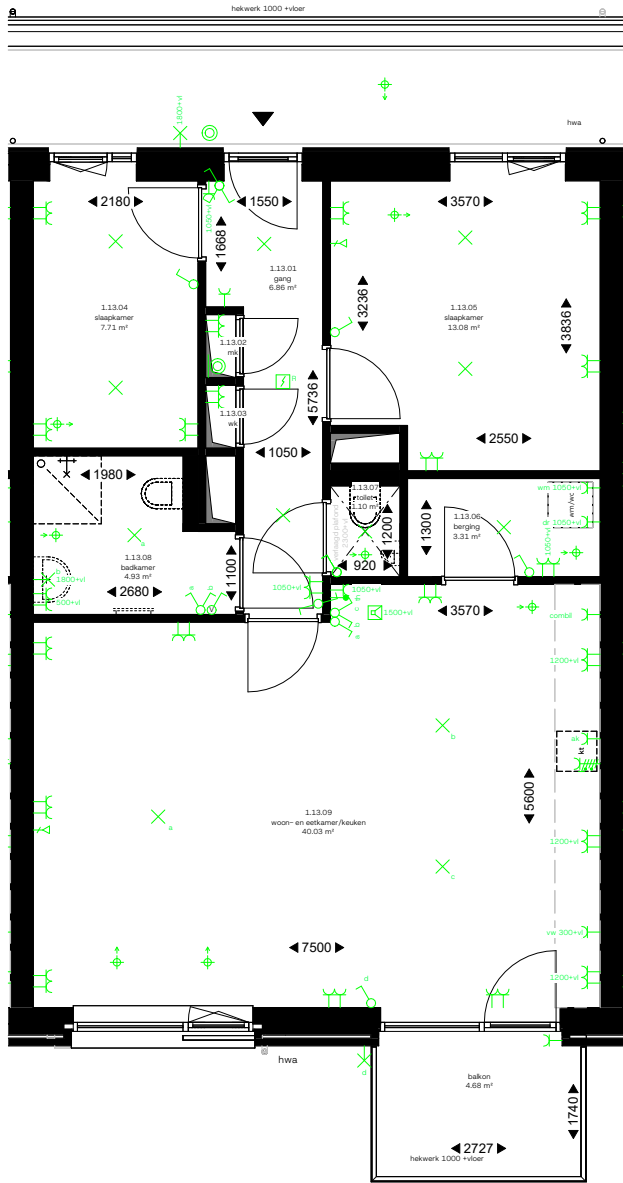

renvooi

- lichtpunt badkamer
- lichtpunt plafond
- lichtpunt wand
- schakelaar (enkel) 1050mm+vl
- schakelaar (dubbel) 1050mm+vl
- schakelaar ventilatie
- wisselschakelaar
- geaarde wandcontactdoos (enkel)
- geaarde wandcontactdoos (dubbel)
- geaarde wandcontactdoos (dubbel)
- geaarde wandcontactdoos (perlex)
- leiding (loos)
- thermostaat
- Co2-opnemer
- data aansluitpunt (cat5)
- video-/intercom
- rookmelder
- deurbel
- schel t.b.v. deurbel
- centraal aardingspunt
- positie handdoekradiator
- plafond ventilatie-inblaasventiel
- plafond ventilatie-afblaasventiel
- vloerverdeler
- opstelplaats wasmachine en droger; aparte groep
- warmtekast
- meterkast
- warmte terugwin installatie, zit boven het plafond in het toilet

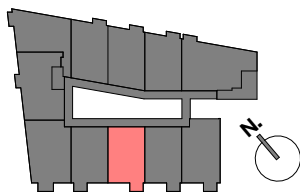

woning op de eerste verdieping

't Stadswit Enschede

tekeningnummer **VK-800-13**
projectnummer 2020080A
opdrachtgever Musketeer Property B.V.

datum 2026-07-17
datum wijziging --
fase definitief ontwerp
status definitief
schaal 1:50
papierformaat

architect ir. H. Workel
projectmanager R.A. Rens MArch
bouwkundige --


verkooptekening bnr.13



Enschede
De Coöperatie 15-10
7514JK Enschede
053 - 480 44 44


Amsterdam
Paul van Vlietingsstraat 2d
1096SK Amsterdam
020 - 520 00 80

www.iaa-architecten.nl
info@iaa-architecten.nl

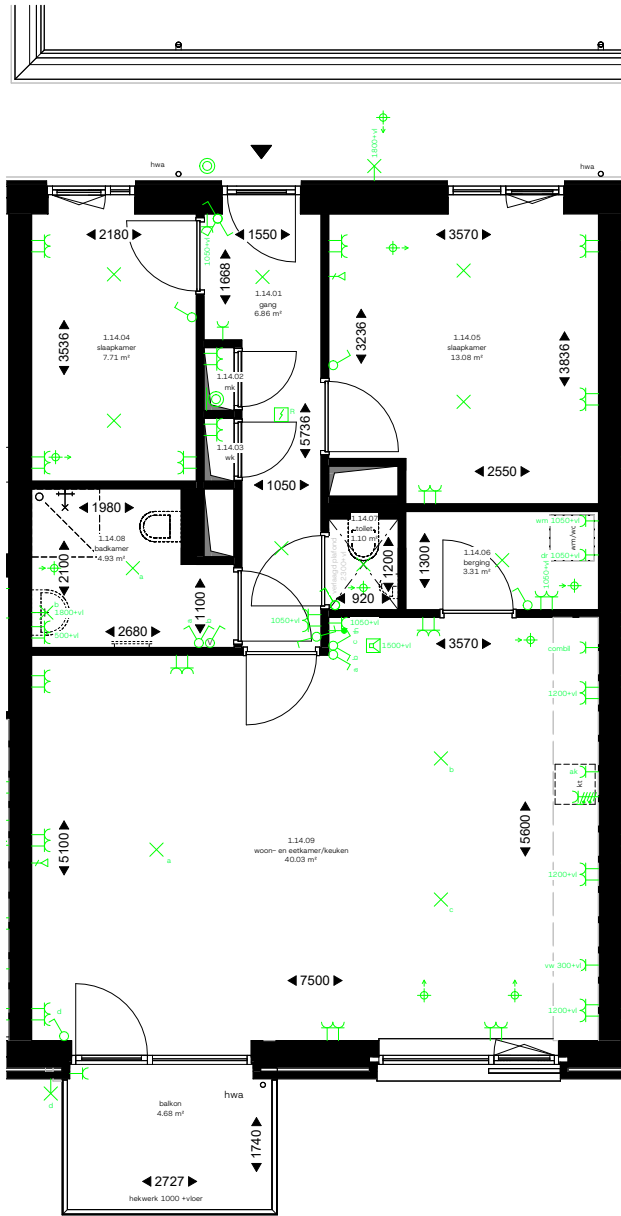

renvooi

- lichtpunt badkamer
- lichtpunt plafond
- lichtpunt wand
- schakelaar (enkel) 1050mm+vl
- schakelaar (dubbel) 1050mm+vl
- schakelaar ventilatie
- wisselschakelaar
- geaarde wandcontactdoos (enkel)
- geaarde wandcontactdoos (dubbel)
- geaarde wandcontactdoos (dubbel)
- geaarde wandcontactdoos (perlex)
- leiding (loos)
- thermostaat
- Co2-opnemer
- data aansluitpunt (cat5)
- video-/intercom
- rookmelder
- deurbel
- schel t.b.v. deurbel
- centraal aardingspunt
- positie handdoekradiator
- plafond ventilatie-inblaasventiel
- plafond ventilatie-afblaasventiel
- vloerverdeler
- opstelplaats wasmachine en droger; aparte groep
- warmtekast
- meterkast
- warmte terugwin installatie, zit boven het plafond in het toilet

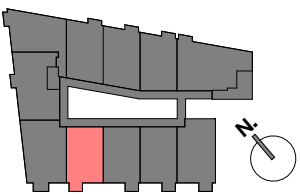

woning op de eerste verdieping

't Stadswit Enschede

tekeningnummer **VK-800-14**
projectnummer 2020080A
opdrachtgever Musketeer Property B.V.

datum 2026-07-17
datum wijziging --
fase definitief ontwerp
status definitief
schaal 1:50
papierformaat

architect ir. H. Workel
projectmanager R.A. Rens MArch
bouwkundige --


verkooptekening bnr.14



Enschede
De Coöperatie 15-10
7514JK Enschede
053 - 480 44 44


Amsterdam
Paul van Vlietingsstraat 2d
1096SK Amsterdam
020 - 520 00 80

www.iaa-architecten.nl
info@iaa-architecten.nl

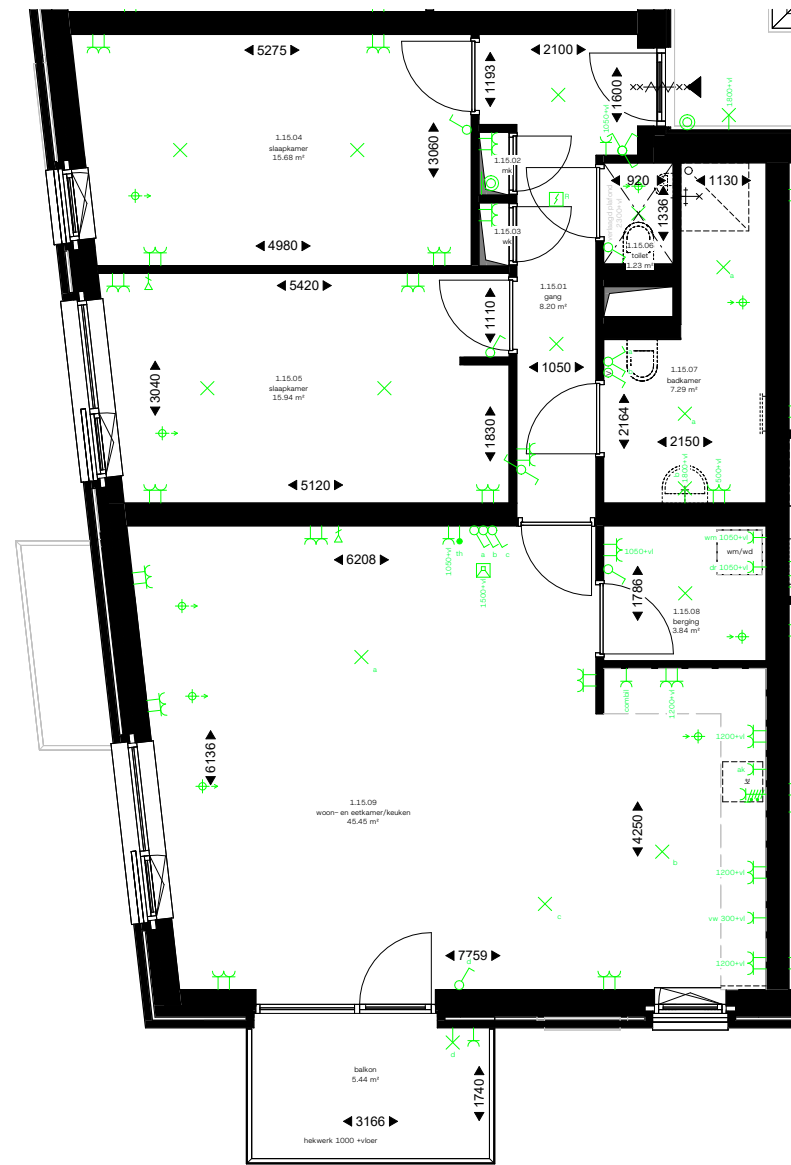

renvooi

- lichtpunt badkamer
- lichtpunt plafond
- lichtpunt wand
- schakelaar (enkel) 1050mm+vl
- schakelaar (dubbel) 1050mm+vl
- schakelaar ventilatie
- wisselschakelaar
- geaarde wandcontactdoos (enkel)
- geaarde wandcontactdoos (dubbel)
- geaarde wandcontactdoos (dubbel)
- geaarde wandcontactdoos (perlex)
- leiding (loos)
- thermostaat
- Co2-opnemer
- data aansluitpunt (cat5)
- video-/intercom
- rookmelder
- deurbel
- schel t.b.v. deurbel
- centraal aardingspunt
- positie handdoekradiator
- plafond ventilatie-inblaasventiel
- plafond ventilatie-afblaasventiel
- vloerverdeler
- opstelplaats wasmachine en droger; aparte groep
- warmtekast
- meterkast
- warmte terugwin installatie, zit boven het plafond in het toilet

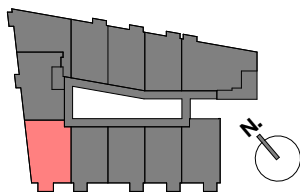

woning op de eerste verdieping

't Stadswit Enschede

tekeningnummer **VK-800-15**
projectnummer 2020080A
opdrachtgever Musketeer Property B.V.

datum 2026-07-17
datum wijziging --
fase definitief ontwerp
status definitief
schaal 1:50
papierformaat

architect ir. H. Workel
projectmanager R.A. Rens MArch
bouwkundige --


verkooptekening bnr.15



Enschede
De Coöperatie 15-10
7514JK Enschede
053 - 480 44 44


Amsterdam
Paul van Vlietgenstraat 2d
1096SK Amsterdam
020 - 520 00 80

www.iaa-architecten.nl
info@iaa-architecten.nl

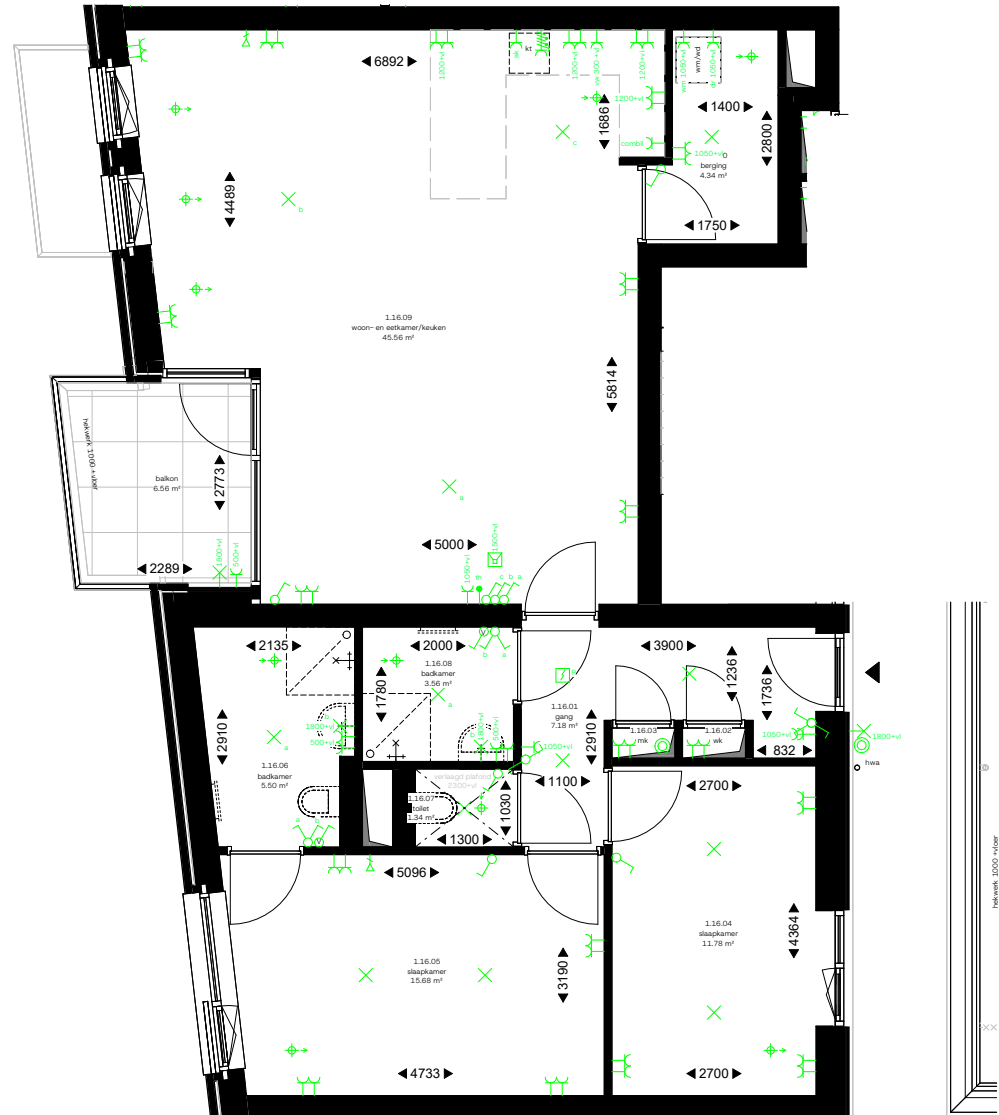

renvooi

- lichtpunt badkamer
- lichtpunt plafond
- lichtpunt wand
- schakelaar (enkel) 1050mm+vl
- schakelaar (dubbel) 1050mm+vl
- schakelaar ventilatie
- wisselschakelaar
- geaarde wandcontactdoos (enkel)
- geaarde wandcontactdoos (dubbel)
- geaarde wandcontactdoos (dubbel)
- geaarde wandcontactdoos (perlex)
- leiding (loos)
- thermostaat
- Co2-opnemer
- data aansluitpunt (cat5)
- video-/intercom
- rookmelder
- deurbel
- schel t.b.v. deurbel
- centraal aardingspunt
- positie handdoekradiator
- plafond ventilatie-inblaasventiel
- plafond ventilatie-afblaasventiel
- vloerverdeler
- opstelplaats wasmachine en droger; aparte groep
- warmtekast
- meterkast
- warmte terugwin installatie, zit boven het plafond in het toilet

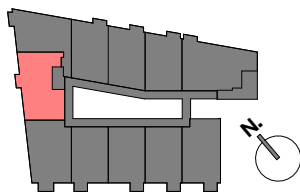

woning op de eerste verdieping

't Stadswit Enschede

tekeningnummer **VK-800-16**
projectnummer 2020080A
opdrachtgever Musketeer Property B.V.

datum 2026-07-17
datum wijziging --
fase definitief ontwerp
status definitief
schaal 1:50
papierformaat

architect ir. H. Workel
projectmanager R.A. Rens MArch
bouwkundige --


verkooptekening bnr.16



Enschede
De Coöperatie 15-10
7514JK Enschede
053 - 480 44 44


Amsterdam
Paul van Vlietgenstraat 2d
1096SK Amsterdam
020 - 520 00 80

www.iaa-architecten.nl
info@iaa-architecten.nl

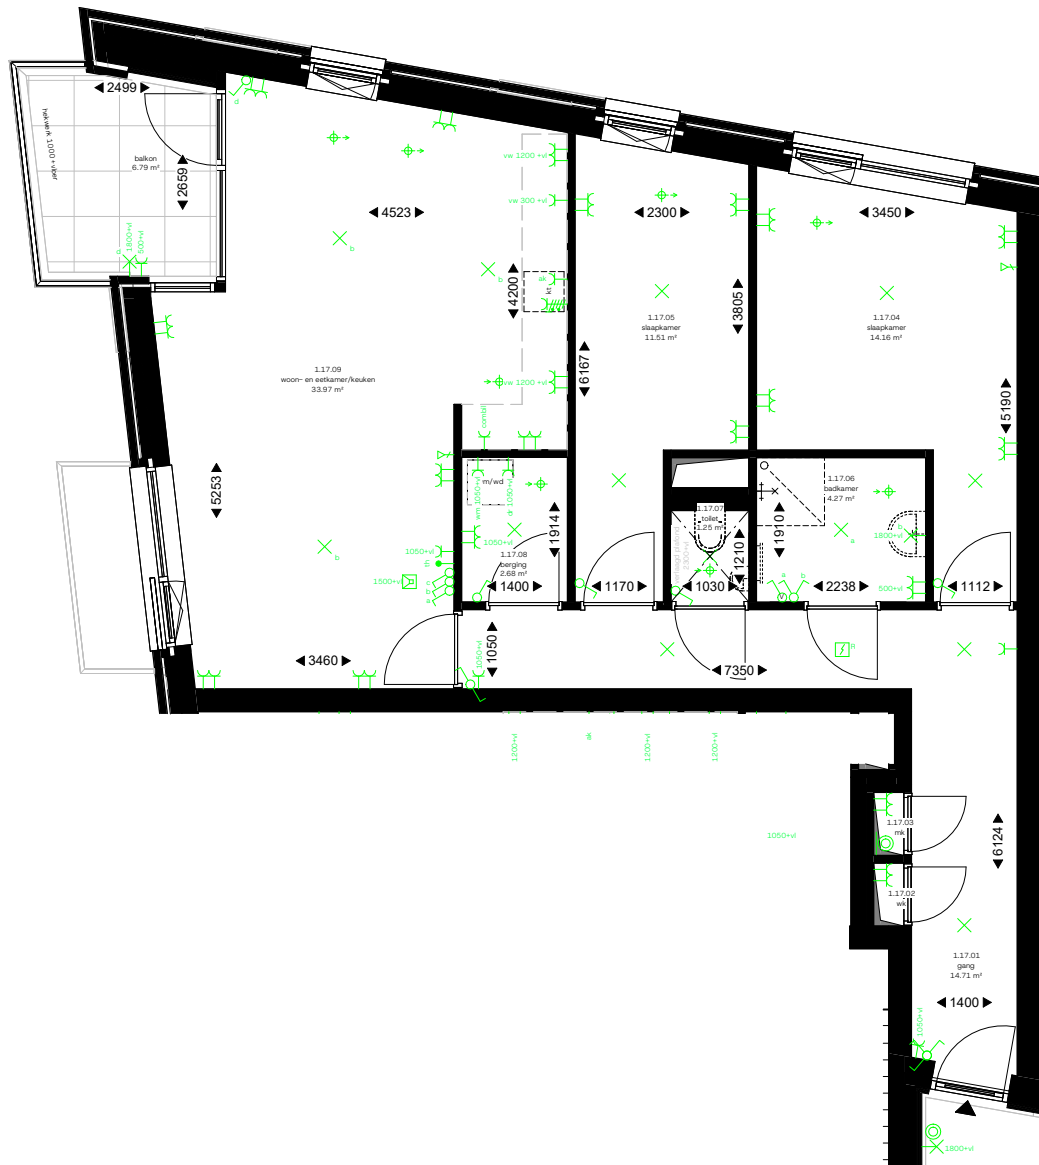

renvooi

- lichtpunt badkamer
- lichtpunt plafond
- lichtpunt wand
- schakelaar (enkel) 1050mm+vl
- schakelaar (dubbel) 1050mm+vl
- schakelaar ventilatie
- wisselschakelaar
- geaarde wandcontactdoos (enkel)
- geaarde wandcontactdoos (dubbel)
- geaarde wandcontactdoos (dubbel)
- geaarde wandcontactdoos (perilex)
- leiding (loos)
- thermostaat
- Co2-opnemer
- data aansluitpunt (cat5)
- video-/intercom
- rookmelder
- deurbel
- schel t.b.v. deurbel
- centraal aardingspunt
- positie handdoekradiator
- plafond ventilatie-inblaasventiel
- plafond ventilatie-afblaasventiel
- vloerverdeler
- opstelplaats wasmachine en droger; aparte groep
- warmtekast
- meterkast
- warmte terugwin installatie, zit boven het plafond in het toilet

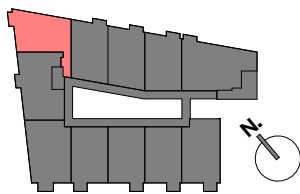

woning op de eerste verdieping

't Stadswit Enschede

tekeningnummer **VK-800-17**
projectnummer 2020080A
opdrachtgever Musketeer Property B.V.

datum 2026-07-17
datum wijziging --
fase definitief ontwerp
status definitief
schaal 1:50
papierformaat

architect ir. H. Workel
projectmanager R.A. Rens MArch
bouwkundige --


verkooptekening bnr. 17



Enschede
De Coöperatie 15-10
7514JK Enschede
053 - 480 44 44


Amsterdam
Paul van Vlietingsstraat 2d
1096SK Amsterdam
020 - 520 00 80

www.iaa-architecten.nl
info@iaa-architecten.nl

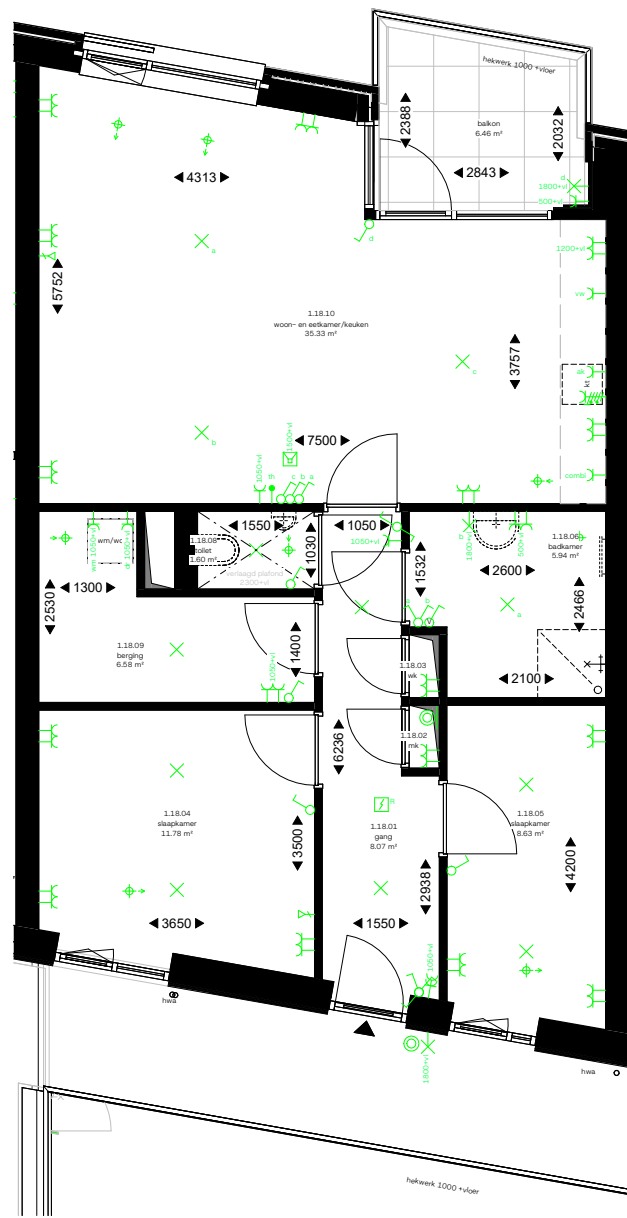

renvooi

- lichtpunt badkamer
- lichtpunt plafond
- lichtpunt wand
- schakelaar (enkel) 1050mm+vl
- schakelaar (dubbel) 1050mm+vl
- schakelaar ventilatie
- wisselschakelaar
- geaarde wandcontactdoos (enkel)
- geaarde wandcontactdoos (dubbel)
- geaarde wandcontactdoos (dubbel)
- geaarde wandcontactdoos (perilex)
- leiding (loos)
- thermostaat
- Co2-opnemer
- data aansluitpunt (cat5)
- video-/intercom
- rookmelder
- deurbel
- schel t.b.v. deurbel
- centraal aardingspunt
- positie handdoekradiator
- plafond ventilatie-inblaasventiel
- plafond ventilatie-afblaasventiel
- vloerverdeler
- opstelplaats wasmachine en droger; aparte groep
- warmtekast
- meterkast
- warmte terugwin installatie, zit boven het plafond in het toilet

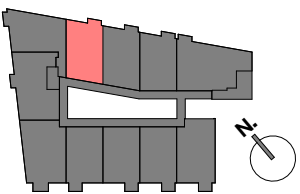

woning op de eerste verdieping

't Stadswit Enschede

tekeningnummer **VK-800-18**
projectnummer 2020080A
opdrachtgever Musketeer Property B.V.

datum 2026-07-17
datum wijziging --
fase definitief ontwerp
status definitief
schaal 1:50
papierformaat

architect ir. H. Workel
projectmanager R.A. Rens MArch
bouwkundige --


verkooptekening bnr. 18



Enschede
De Coöperatie 15-10
7514JK Enschede
053 - 480 44 44


Amsterdam
Paul van Vlietingsstraat 2d
1096SK Amsterdam
020 - 520 00 80

www.iaa-architecten.nl
info@iaa-architecten.nl

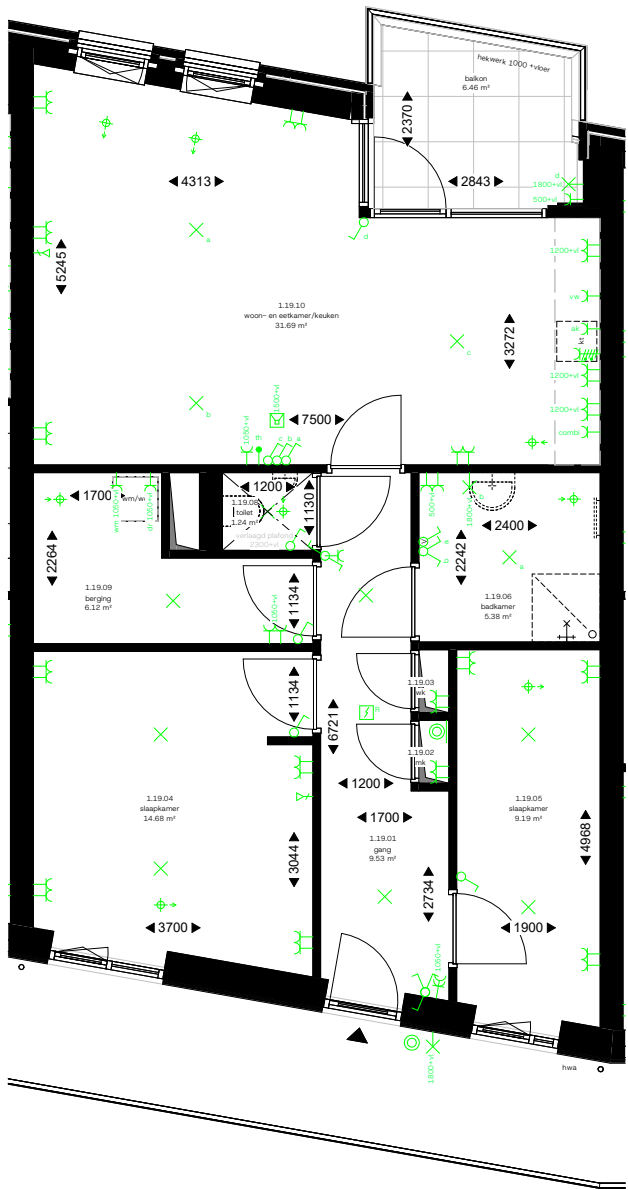

renvooi

- lichtpunt badkamer
- lichtpunt plafond
- lichtpunt wand
- schakelaar (enkel) 1050mm+vl
- schakelaar (dubbel) 1050mm+vl
- schakelaar ventilatie
- wisselschakelaar
- geaarde wandcontactdoos (enkel)
- geaarde wandcontactdoos (dubbel)
- geaarde wandcontactdoos (dubbel)
- geaarde wandcontactdoos (perlex)
- leiding (loos)
- thermostaat
- Co2-opnemer
- data aansluitpunt (cat5)
- video-/intercom
- rookmelder
- deurbel
- schel t.b.v. deurbel
- centraal aardingspunt
- posiële handdoekradiator
- plafond ventilatie-inblaasventiel
- plafond ventilatie-afblaasventiel
- vloerverdeler
- opstelplaats wasmachine en droger; aparte groep
- warmtekast
- meterkast
- warmte terugwin installatie, zit boven het plafond in het toilet

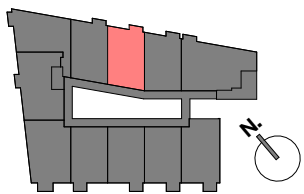

woning op de eerste verdieping

't Stadswit Enschede

tekeningnummer **VK-800-19**
projectnummer 2020080A
opdrachtgever Musketeer Property B.V.

datum 2026-07-17
datum wijziging --
fase definitief ontwerp
status definitief
schaal 1:50
papierformaat

architect ir. H. Workel
projectmanager R.A. Rens MArch
bouwkundige --


verkooptekening bnr. 19



Enschede
De Coöperatie 15-10
7514 JK Enschede
053 - 480 44 44


Amsterdam
Paul van Vlietgenstraat 2d
1096SK Amsterdam
020 - 520 00 80

www.iaa-architecten.nl
info@iaa-architecten.nl

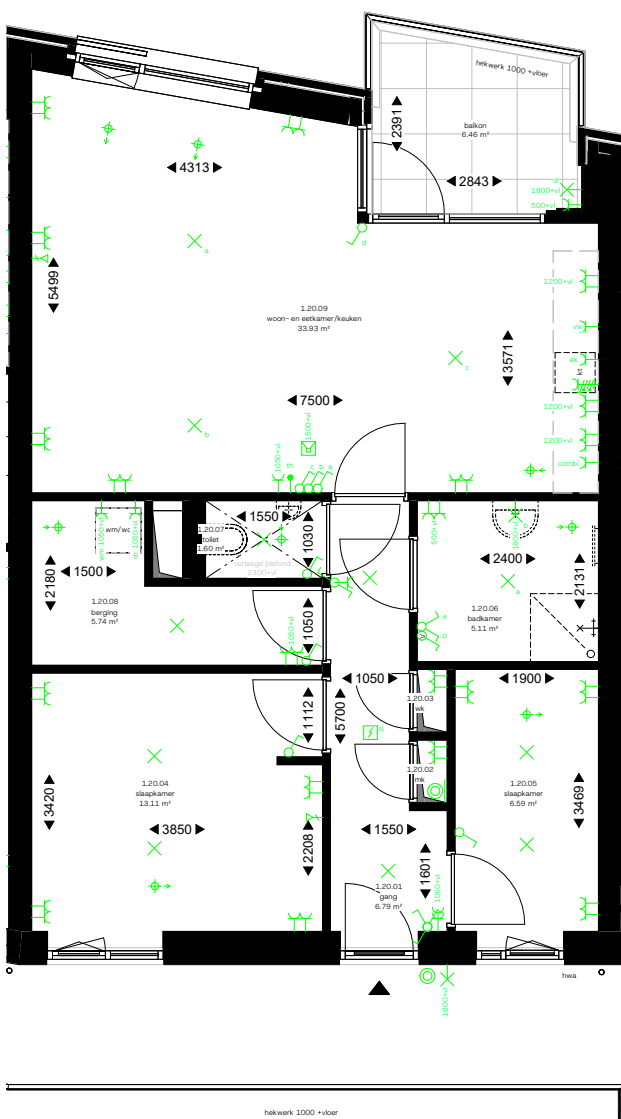

renvooi

- lichtpunt badkamer
- lichtpunt plafond
- lichtpunt wand
- schakelaar (enkel) 1050mm+vl
- schakelaar (dubbel) 1050mm+vl
- schakelaar ventilatie
- wisselschakelaar
- geaarde wandcontactdoos (enkel)
- geaarde wandcontactdoos (dubbel)
- geaarde wandcontactdoos (dubbel)
- geaarde wandcontactdoos (perlex)
- leiding (loos)
- thermostaat
- Co2-opnemer
- data aansluitpunt (cat5)
- video-/intercom
- rookmelder
- deurbel
- schel t.b.v. deurbel
- centraal aardingspunt
- posiële handdoekradiator
- plafond ventilatie-inblaasventiel
- plafond ventilatie-afblaasventiel
- vloerverdeler
- opstelplaats wasmachine en droger; aparte groep
- warmtekast
- meterkast
- warmte terugwin installatie, zit boven het plafond in het toilet

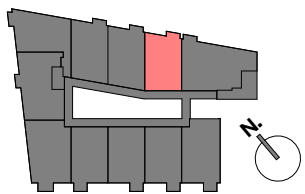

woning op de eerste verdieping

't Stadswit Enschede

tekeningnummer **VK-800-20**
projectnummer 2020080A
opdrachtgever Musketeer Property B.V.

datum 2026-07-17
datum wijziging --
fase definitief ontwerp
status definitief
schaal 1:50
papierformaat

architect ir. H. Workel
projectmanager R.A. Rens MArch
bouwkundige --


verkooptekening bnr. 20



Enschede
De Coöperatie 15-10
7514 JK Enschede
053 - 480 44 44


Amsterdam
Paul van Vlietgenstraat 2d
1096SK Amsterdam
020 - 520 00 80

www.iaa-architecten.nl
info@iaa-architecten.nl

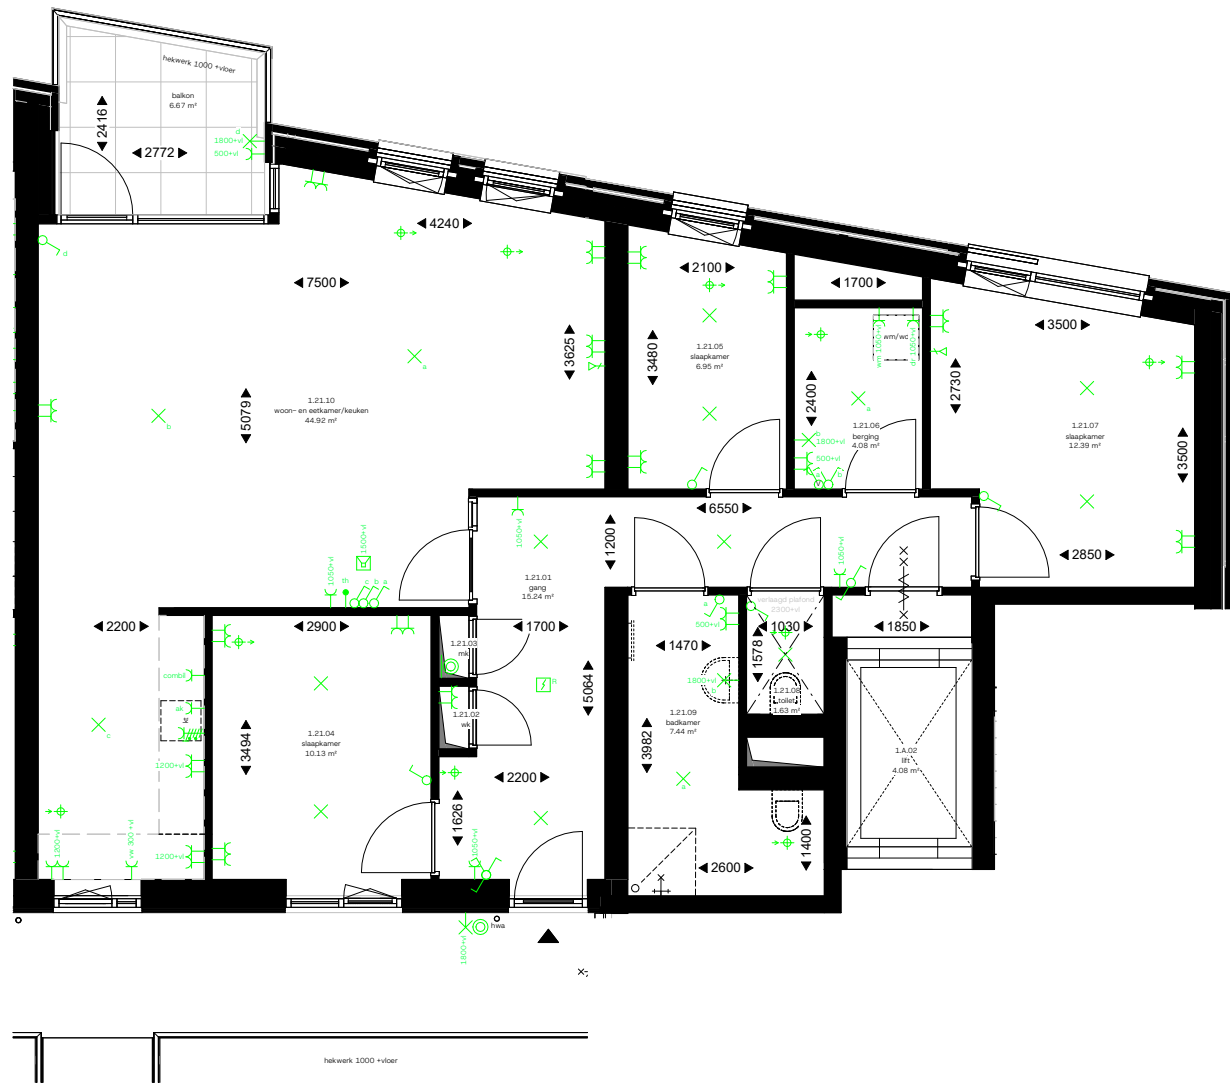

renvooi

- lichtpunt badkamer
- lichtpunt plafond
- lichtpunt wand
- schakelaar (enkel) 1050mm+vl
- schakelaar (dubbel) 1050mm+vl
- schakelaar ventilatie
- wisselschakelaar
- geaarde wandcontactdoos (enkel)
- geaarde wandcontactdoos (dubbel)
- geaarde wandcontactdoos (dubbel)
- geaarde wandcontactdoos (perilex)
- leiding (loos)
- thermostaat
- Co2-opnemer
- data aansluitpunt (cat5)
- video-/intercom
- rookmelder
- deurbel
- schel t.b.v. deurbel
- centraal aardingspunt
- positie handdoekradiator
- plafond ventilatie-inblaasventiel
- plafond ventilatie-afblaasventiel
- vloerverdeler
- opstelplaats wasmachine en droger; aparte groep
- warmtekast
- meterkast
- warmte terugwin installatie, zit boven het plafond in het toilet

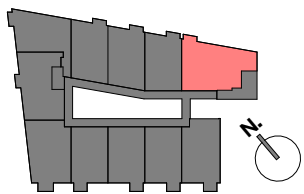

woning op de eerste verdieping

't Stadswit Enschede

tekeningnummer **VK-800-21**
projectnummer 2020080A
opdrachtgever Musketeer Property B.V.

datum 2026-07-17
datum wijziging --
fase definitief ontwerp
status definitief
schaal 1:50
papierformaat

architect ir. H. Workel
projectmanager R.A. Rens MArch
bouwkundige --


verkooptekening bnr. 21



Enschede De Coloprate 15-10
7514 JK Enschede
053 - 480 44 44


Amsterdam Paul van Vlissingenstraat 2d
1019SK Amsterdam
020 - 520 00 80

www.iaa-architecten.nl
info@iaa-architecten.nl

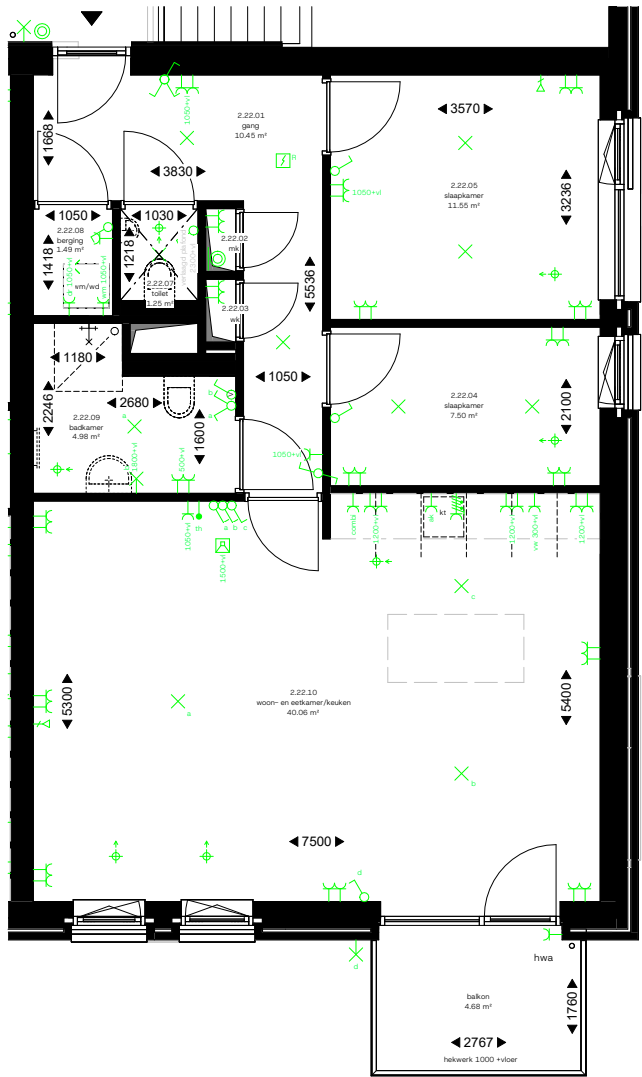

renvooi

- lichtpunt badkamer
- lichtpunt plafond
- lichtpunt wand
- schakelaar (enkel) 1050mm+vl
- schakelaar (dubbel) 1050mm+vl
- schakelaar ventilatie
- wisselschakelaar
- geaarde wandcontactdoos (enkel)
- geaarde wandcontactdoos (dubbel)
- geaarde wandcontactdoos (dubbel)
- geaarde wandcontactdoos (perlex)
- leiding (loos)
- thermostaat
- Co2-opnemer
- data aansluitpunt (cat5)
- video-/intercom
- rookmelder
- deurbel
- schel t.b.v. deurbel
- centraal aardingspunt
- positie handdoekradiator
- plafond ventilatie-inblaasventiel
- plafond ventilatie-afblaasventiel
- vloerverdeler
- opstelplaats wasmachine en droger; aparte groep
- warmtekast
- meterkast
- warmte terugwin installatie, zit boven het plafond in het toilet

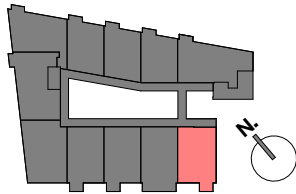

woning op de tweede verdieping

't Stadswit Enschede

tekeningnummer **VK-800-22**
projectnummer 2020080A
opdrachtgever Musketeer Property B.V.

datum 2026-07-17
datum wijziging --
fase definitief ontwerp
status definitief
schaal 1:50
papierformaat

architect ir. H. Workel
projectmanager R.A. Rens MArch
bouwkundige --


verkooptekening bnr. 22



Enschede
De Coöperatie 15-10
7514JK Enschede
053 - 480 44 44


Amsterdam
Paul van Vlietingsstraat 2d
1096SK Amsterdam
020 - 520 00 80

www.iaa-architecten.nl
info@iaa-architecten.nl

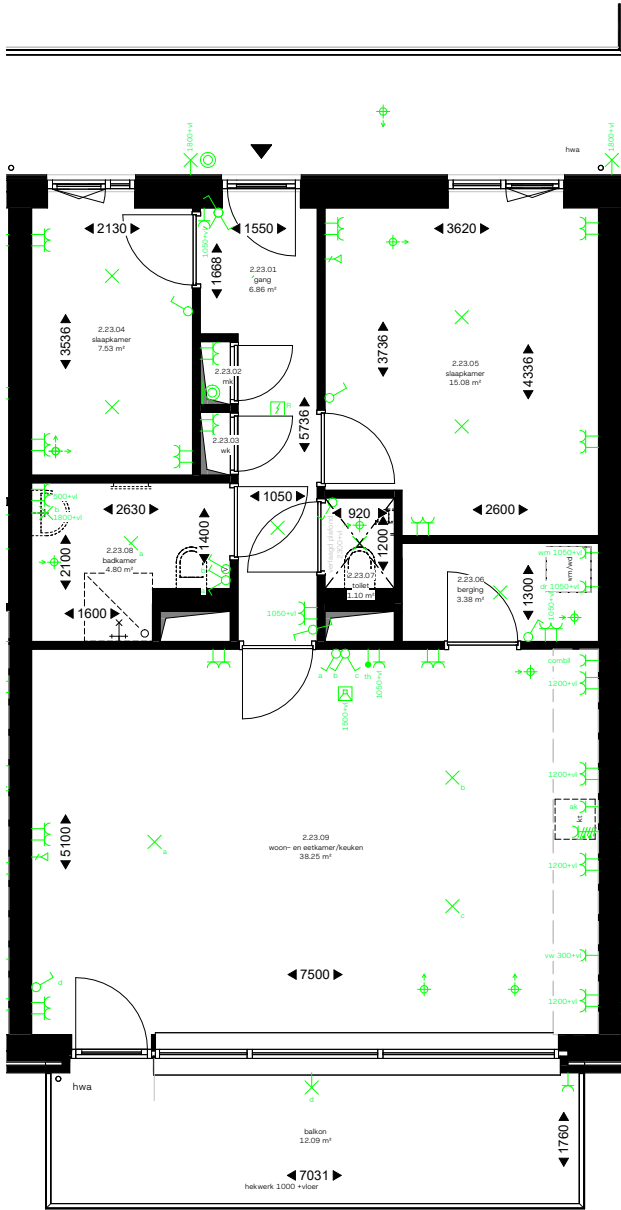

renvooi

- lichtpunt badkamer
- lichtpunt plafond
- lichtpunt wand
- schakelaar (enkel) 1050mm+vl
- schakelaar (dubbel) 1050mm+vl
- schakelaar ventilatie
- wisselschakelaar
- geaarde wandcontactdoos (enkel)
- geaarde wandcontactdoos (dubbel)
- geaarde wandcontactdoos (dubbel)
- geaarde wandcontactdoos (perlex)
- leiding (loos)
- thermostaat
- Co2-opnemer
- data aansluitpunt (cat5)
- video-/intercom
- rookmelder
- deurbel
- schel t.b.v. deurbel
- centraal aardingspunt
- positie handdoekradiator
- plafond ventilatie-inblaasventiel
- plafond ventilatie-afblaasventiel
- vloerverdeler
- opstelplaats wasmachine en droger; aparte groep
- warmtekast
- meterkast
- warmte terugwin installatie, zit boven het plafond in het toilet

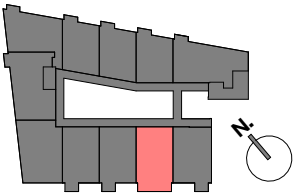

woning op de tweede verdieping

't Stadswit Enschede

tekeningnummer **VK-800-23**
projectnummer 2020080A
opdrachtgever Musketeer Property B.V.

datum 2026-07-17
datum wijziging --
fase definitief ontwerp
status definitief
schaal 1:50
papierformaat

architect ir. H. Workel
projectmanager R.A. Rens MArch
bouwkundige --


verkooptekening bnr. 23



Enschede
De Coöperatie 15-10
7514JK Enschede
053 - 480 44 44


Amsterdam
Paul van Vlietingsstraat 2d
1096SK Amsterdam
020 - 520 00 80

www.iaa-architecten.nl
info@iaa-architecten.nl

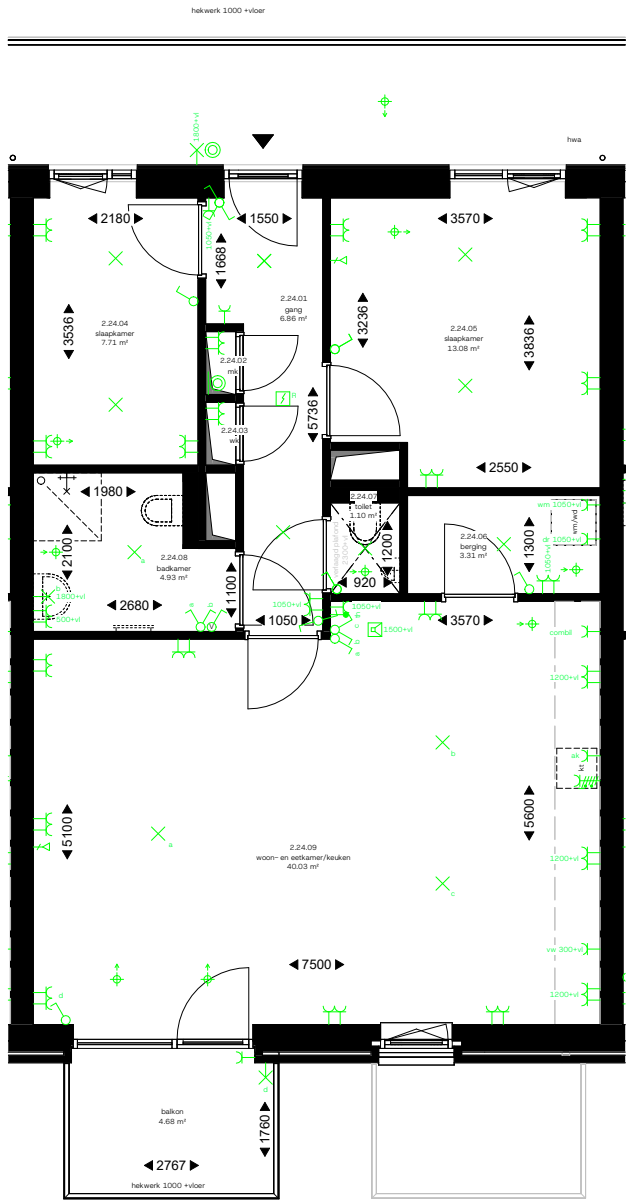

renvooi

- lichtpunt badkamer
- lichtpunt plafond
- lichtpunt wand
- schakelaar (enkel) 1050mm+vl
- schakelaar (dubbel) 1050mm+vl
- schakelaar ventilatie
- wisselschakelaar
- geaarde wandcontactdoos (enkel)
- geaarde wandcontactdoos (dubbel)
- geaarde wandcontactdoos (dubbel)
- geaarde wandcontactdoos (perlex)
- leiding (loos)
- thermostaat
- Co2-opnemer
- data aansluitpunt (cat5)
- video-/intercom
- rookmelder
- deurbel
- schel t.b.v. deurbel
- centraal aardingspunt
- positie handdoekradiator
- plafond ventilatie-inblaasventiel
- plafond ventilatie-afblaasventiel
- vloerverdeler
- opstelplaats wasmachine en droger; aparte groep
- warmtekast
- meterkast
- warmte terugwin installatie, zit boven het plafond in het toilet

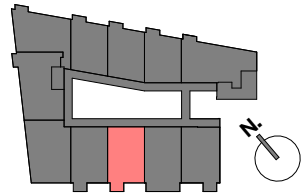

woning op de tweede verdieping

't Stadswit Enschede

tekeningnummer **VK-800-24**
projectnummer 2020080A
opdrachtgever Musketeer Property B.V.

datum 2026-07-17
datum wijziging --
fase definitief ontwerp
status definitief
schaal 1:50
papierformaat

architect ir. H. Workel
projectmanager R.A. Rens MArch
bouwkundige --


verkooptekening bnr. 24



Enschede
De Coöperatie 15-10
7514JK Enschede
053 - 480 44 44


Amsterdam
Paul van Vlietingsstraat 2d
1096SK Amsterdam
020 - 520 00 80

www.iaa-architecten.nl
info@iaa-architecten.nl

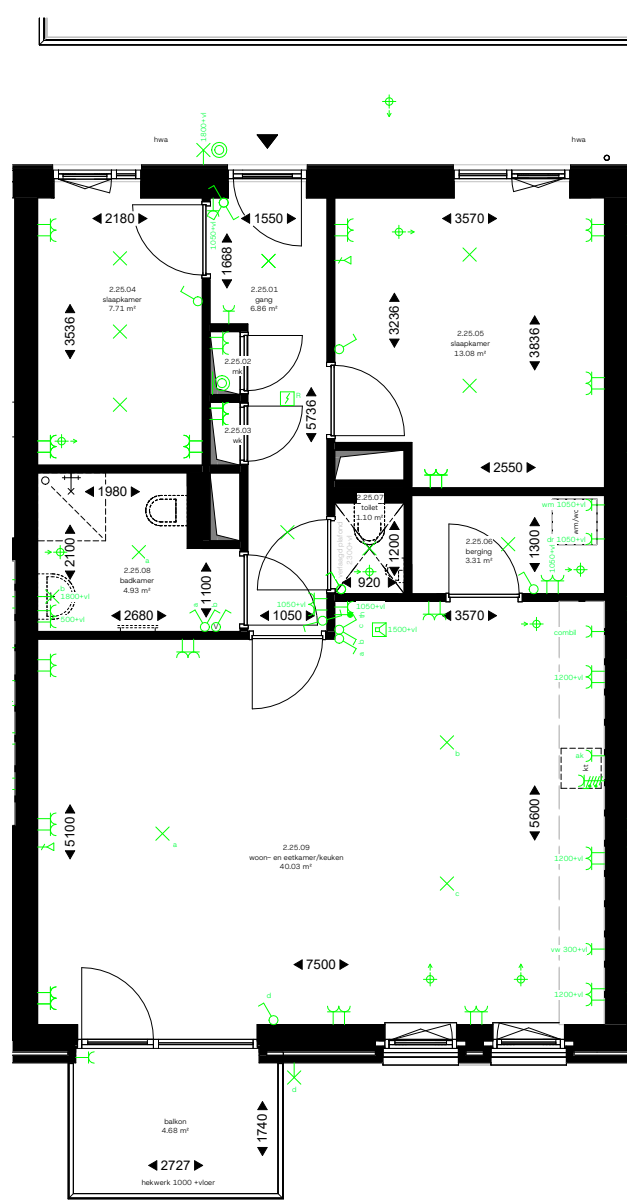

renvooi

- lichtpunt badkamer
- lichtpunt plafond
- lichtpunt wand
- schakelaar (enkel) 1050mm+vl
- schakelaar (dubbel) 1050mm+vl
- schakelaar ventilatie
- wisselschakelaar
- geaarde wandcontactdoos (enkel)
- geaarde wandcontactdoos (dubbel)
- geaarde wandcontactdoos (dubbel)
- geaarde wandcontactdoos (perlex)
- leiding (loos)
- thermostaat
- Co2-opnemer
- data aansluitpunt (cat5)
- video-/intercom
- rookmelder
- deurbel
- schel t.b.v. deurbel
- centraal aardingspunt
- positie handdoekradiator
- plafond ventilatie-inblaasventiel
- plafond ventilatie-afblaasventiel
- vloerverdeler
- opstelplaats wasmachine en droger; aparte groep
- warmtekast
- meterkast
- warmte terugwin installatie, zit boven het plafond in het toilet

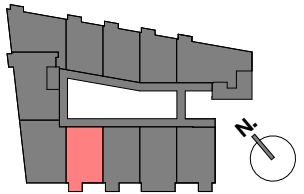

woning op de tweede verdieping

't Stadswit Enschede

tekeningnummer **VK-800-25**
projectnummer 2020080A
opdrachtgever Musketeer Property B.V.

datum 2026-07-17
datum wijziging --
fase definitief ontwerp
status definitief
schaal 1:50
papierformaat

architect ir. H. Workel
projectmanager R.A. Rens MArch
bouwkundige --


verkooptekening bnr. 25



Enschede
De Coöperatie 15-10
7514JK Enschede
053 - 480 44 44


Amsterdam
Paul van Vlietingsstraat 2d
1096SK Amsterdam
020 - 520 00 80

www.iaa-architecten.nl
info@iaa-architecten.nl

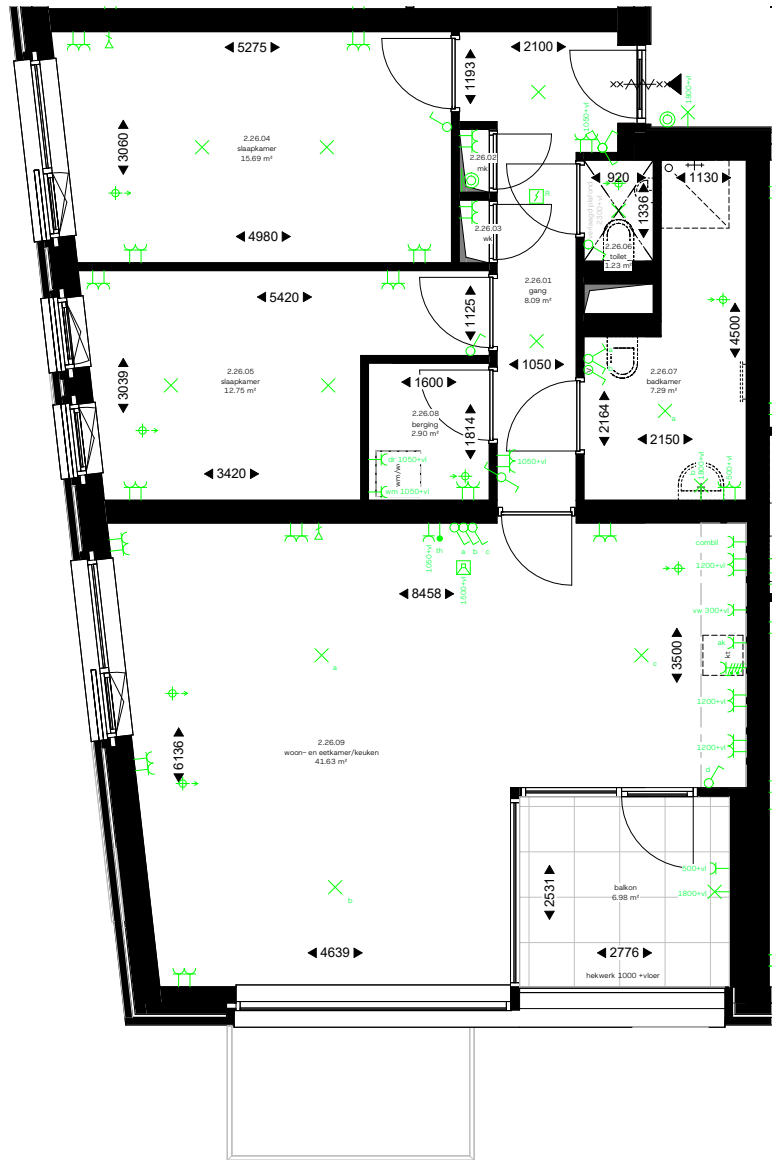

renvooi

- lichtpunt badkamer
- lichtpunt plafond
- lichtpunt wand
- schakelaar (enkel) 1050mm+vl
- schakelaar (dubbel) 1050mm+vl
- schakelaar ventilatie
- wisselschakelaar
- geaarde wandcontactdoos (enkel)
- geaarde wandcontactdoos (dubbel)
- geaarde wandcontactdoos (dubbel)
- geaarde wandcontactdoos (perlex)
- leiding (loos)
- thermostaat
- Co2-opnemer
- data aansluitpunt (cat5)
- video-/intercom
- rookmelder
- deurbel
- schel t.b.v. deurbel
- centraal aardingspunt
- positie handdoekradiator
- plafond ventilatie-inblaasventiel
- plafond ventilatie-afblaasventiel
- vloerverdeler
- opstelplaats wasmachine en droger; aparte groep
- warmtekast
- meterkast
- warmte terugwin installatie, zit boven het plafond in het toilet

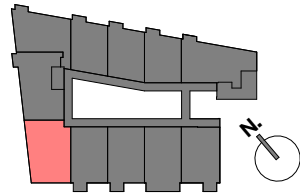

woning op de tweede verdieping

't Stadswit Enschede

tekeningnummer **VK-800-26**
projectnummer 2020080A
opdrachtgever Musketeer Property B.V.

datum 2026-07-17
datum wijziging --
fase definitief ontwerp
status definitief
schaal 1:50
papierformaat

architect ir. H. Workel
projectmanager R.A. Rens MArch
bouwkundige --

verkooptekening bnr. 26



Enschede
De Coöperatie 15-10
7514JK Enschede
053 - 480 44 44


Amsterdam
Paul van Vlietgenstraat 2d
1096SK Amsterdam
020 - 520 00 80

www.iaa-architecten.nl
info@iaa-architecten.nl



renvooi

- lichtpunt badkamer
- lichtpunt plafond
- lichtpunt wand
- schakelaar (enkel) 1050mm+vl
- schakelaar (dubbel) 1050mm+vl
- schakelaar ventilatie
- wisselschakelaar
- geaarde wandcontactdoos (enkel)
- geaarde wandcontactdoos (dubbel)
- geaarde wandcontactdoos (dubbel)
- geaarde wandcontactdoos (perlex)
- leiding (loos)
- thermostaat
- Co2-opnemer
- data aansluitpunt (cat5)
- video-/intercom
- rookmelder
- deurbel
- schel t.b.v. deurbel
- centraal aardingspunt
- positie handdoekradiator
- plafond ventilatie-inblaasventiel
- plafond ventilatie-afblaasventiel
- vloerverdeler
- opstelplaats wasmachine en droger; aparte groep
- warmtekast
- meterkast
- warmte terugwin installatie, zit boven het plafond in het toilet

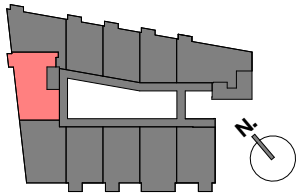

woning op de tweede verdieping

't Stadswit Enschede

tekeningnummer **VK-800-27**
projectnummer 2020080A
opdrachtgever Musketeer Property B.V.

datum 2026-07-17
datum wijziging --
fase definitief ontwerp
status definitief
schaal 1:50
papierformaat

architect ir. H. Workel
projectmanager R.A. Rens MArch
bouwkundige --


verkooptekening bnr. 27



Enschede
De Coöperatie 15-10
7514JK Enschede
053 - 480 44 44


Amsterdam
Paul van Vlietgenstraat 2d
1096SK Amsterdam
020 - 520 00 80

www.iaa-architecten.nl
info@iaa-architecten.nl

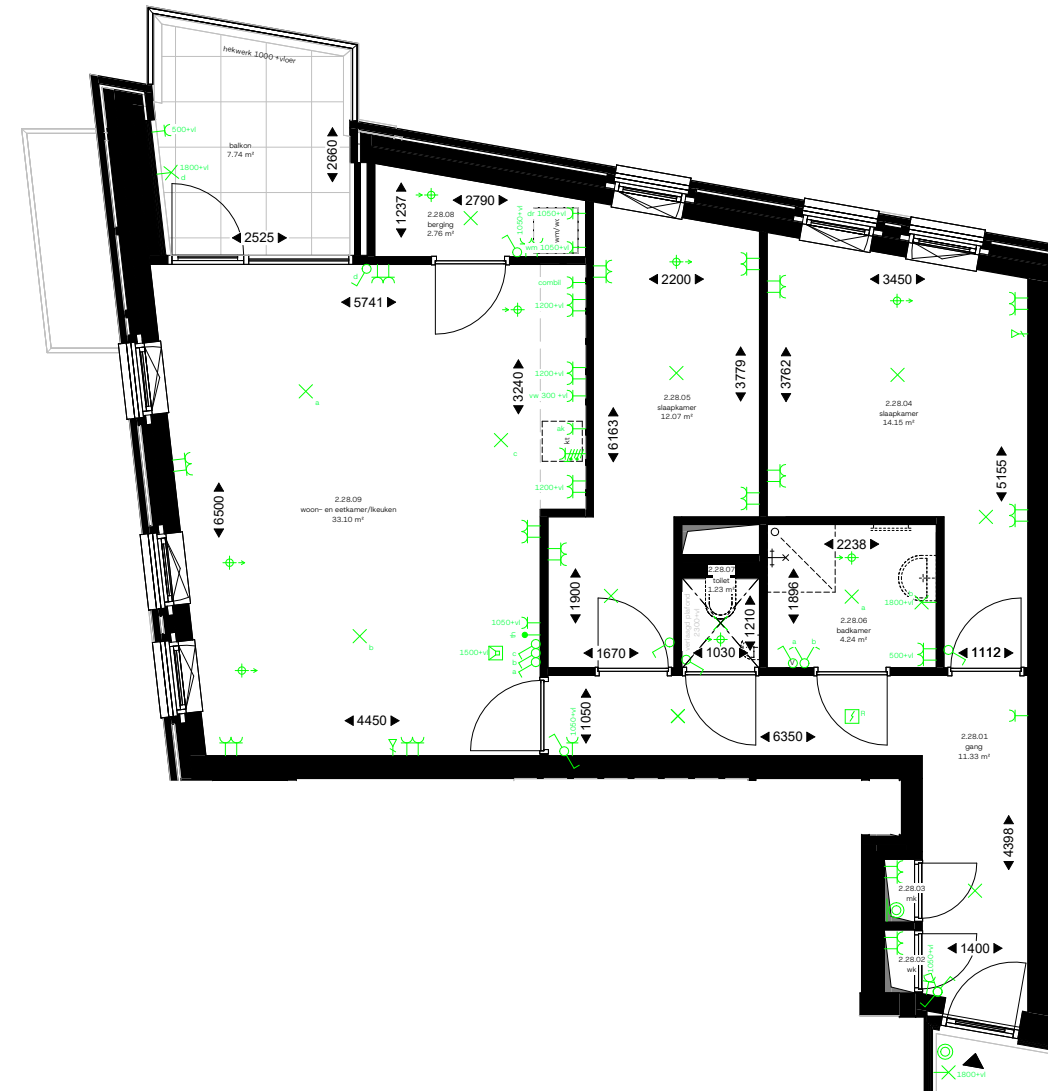

renvooi

- lichtpunt badkamer
- lichtpunt plafond
- lichtpunt wand
- schakelaar (enkel) 1050mm+vl
- schakelaar (dubbel) 1050mm+vl
- schakelaar ventilatie
- wisselschakelaar
- geaarde wandcontactdoos (enkel)
- geaarde wandcontactdoos (dubbel)
- geaarde wandcontactdoos (dubbel)
- geaarde wandcontactdoos (perilex)
- leiding (loos)
- thermostaat
- Co2-opnemer
- data aansluitpunt (cat5)
- video-/intercom
- rookmelder
- deurbel
- schel t.b.v. deurbel
- centraal aardingspunt
- positie handdoekradiator
- plafond ventilatie-inblaasventiel
- plafond ventilatie-afblaasventiel
- vloerverdeler
- opstelplaats wasmachine en droger; aparte groep
- warmtekast
- meterkast
- warmte terugwin installatie, zit boven het plafond in het toilet

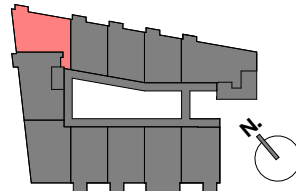

woning op de tweede verdieping

't Stadswit Enschede

tekeningnummer **VK-800-28**
projectnummer 2020080A
opdrachtgever Musketeer Property B.V.

datum 2026-07-17
datum wijziging --
fase definitief ontwerp
status definitief
schaal 1:50
papierformaat

architect ir. H. Workel
projectmanager R.A. Rens MArch
bouwkundige --


verkooptekening bnr. 28



Enschede
De Coöperatie 15-10
7514JK Enschede
053 - 480 44 44


Amsterdam
Paul van Vissingenstraat 2d
1096SK Amsterdam
020 - 520 00 80

www.iaa-architecten.nl
info@iaa-architecten.nl

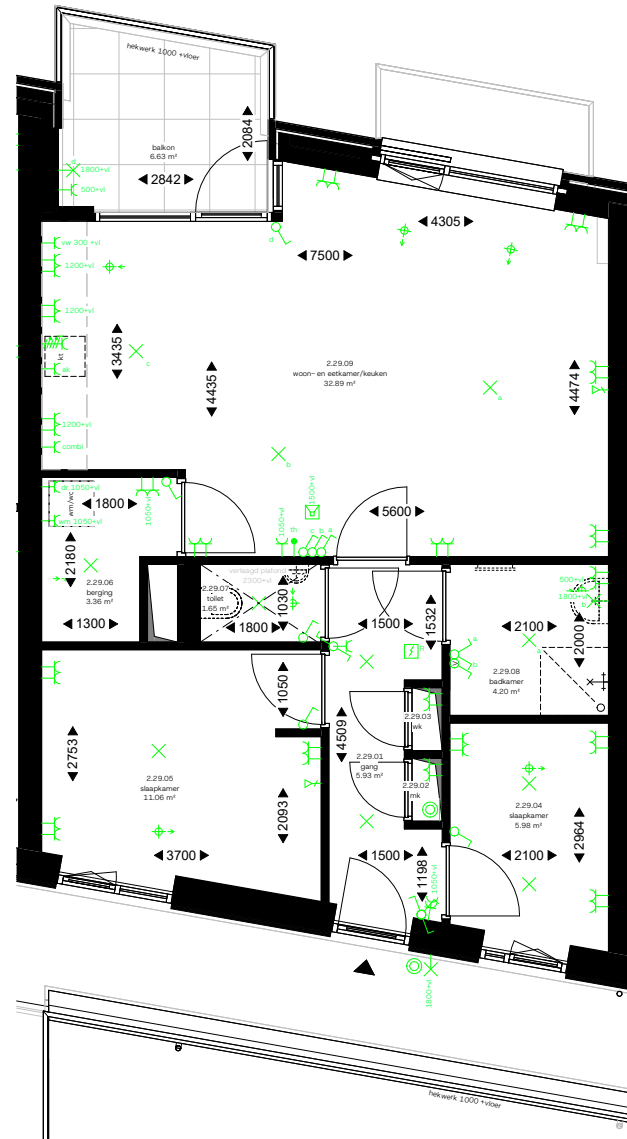

renvooi

- lichtpunt badkamer
- lichtpunt plafond
- lichtpunt wand
- schakelaar (enkel) 1050mm+vl
- schakelaar (dubbel) 1050mm+vl
- schakelaar ventilatie
- wisselschakelaar
- geaarde wandcontactdoos (enkel)
- geaarde wandcontactdoos (dubbel)
- geaarde wandcontactdoos (dubbel)
- geaarde wandcontactdoos (perilex)
- leiding (loos)
- thermostaat
- Co2-opnemer
- data aansluitpunt (cat5)
- video-/intercom
- rookmelder
- deurbel
- schel t.b.v. deurbel
- centraal aardingspunt
- positie handdoekradiator
- plafond ventilatie-inblaasventiel
- plafond ventilatie-afblaasventiel
- vloerverdeler
- opstelplaats wasmachine en droger; aparte groep
- warmtekast
- meterkast
- warmte terugwin installatie, zit boven het plafond in het toilet

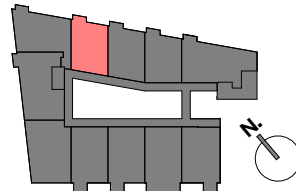

woning op de tweede verdieping

't Stadswit Enschede

tekeningnummer **VK-800-29**
projectnummer 2020080A
opdrachtgever Musketeer Property B.V.

datum 2026-07-17
datum wijziging --
fase definitief ontwerp
status definitief
schaal 1:50
papierformaat

architect ir. H. Workel
projectmanager R.A. Rens MArch
bouwkundige --


verkooptekening bnr. 29



Enschede
De Coöperatie 15-10
7514JK Enschede
053 - 480 44 44


Amsterdam
Paul van Vissingenstraat 2d
1096SK Amsterdam
020 - 520 00 80

www.iaa-architecten.nl
info@iaa-architecten.nl

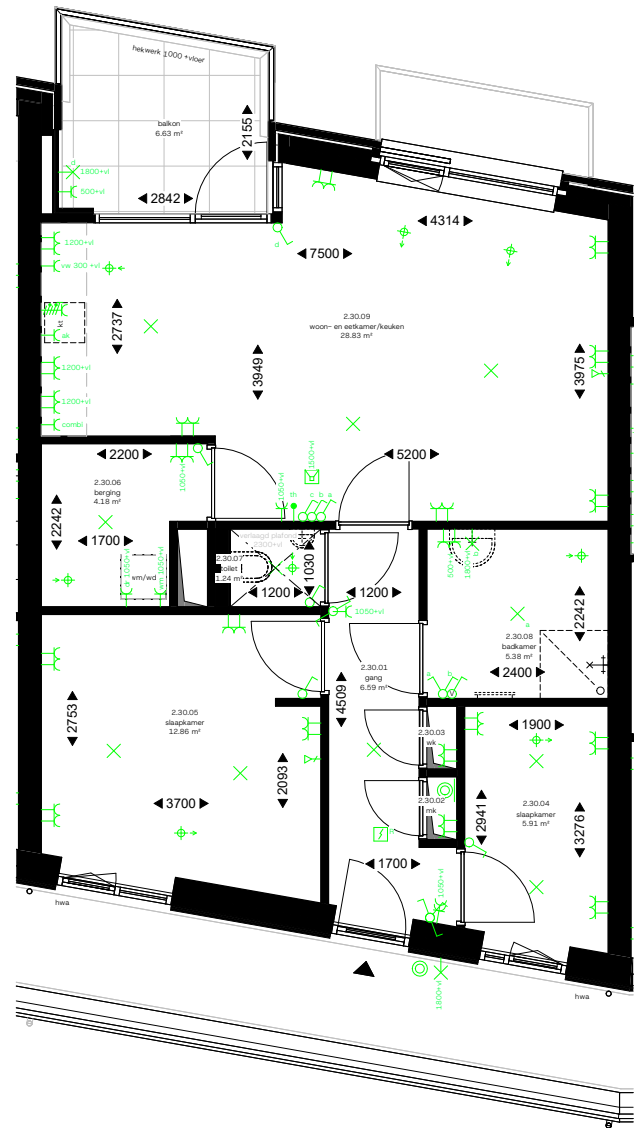

renvooi

- lichtpunt badkamer
- lichtpunt plafond
- lichtpunt wand
- schakelaar (enkel) 1050mm+vl
- schakelaar (dubbel) 1050mm+vl
- schakelaar ventilatie
- wisselschakelaar
- geaarde wandcontactdoos (enkel)
- geaarde wandcontactdoos (dubbel)
- geaarde wandcontactdoos (dubbel)
- geaarde wandcontactdoos (perlex)
- leiding (loos)
- thermostaat
- Co2-opnemer
- data aansluitpunt (cat5)
- video-/intercom
- rookmelder
- deurbel
- schel t.b.v. deurbel
- centraal aardingspunt
- positie handdoekradiator
- plafond ventilatie-inblaasventiel
- plafond ventilatie-afblaasventiel
- vloerverdeler
- opstelplaats wasmachine en droger; aparte groep
- warmtekast
- meterkast
- warmte terugwin installatie, zit boven het plafond in het toilet

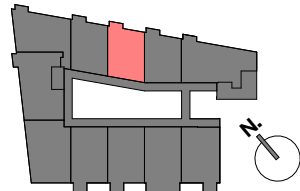

woning op de tweede verdieping

't Stadswit Enschede

tekeningnummer **VK-800-30**
projectnummer 2020080A
opdrachtgever Musketeer Property B.V.

datum 2026-07-17
datum wijziging --
fase definitief ontwerp
status definitief
schaal 1:50
papierformaat

architect ir. H. Workel
projectmanager R.A. Rens MArch
bouwkundige --


verkooptekening bnr. 30



Enschede
De Coöperatie 15-10
7514JK Enschede
053 - 480 44 44


Amsterdam
Paul van Vlietingsstraat 2d
1096SK Amsterdam
020 - 520 00 80

www.iaa-architecten.nl
info@iaa-architecten.nl

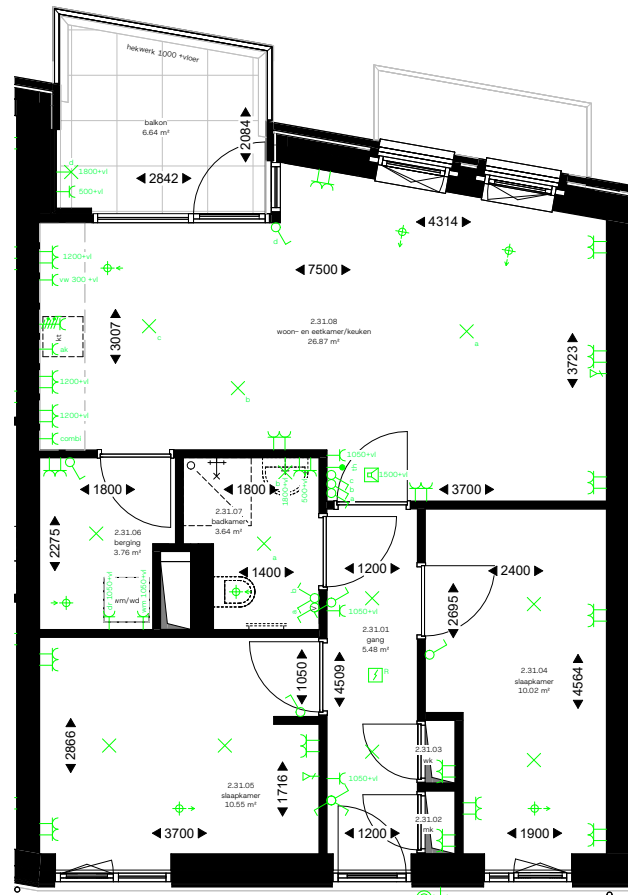

renvooi

- lichtpunt badkamer
- lichtpunt plafond
- lichtpunt wand
- schakelaar (enkel) 1050mm+vl
- schakelaar (dubbel) 1050mm+vl
- schakelaar ventilatie
- wisselschakelaar
- geaarde wandcontactdoos (enkel)
- geaarde wandcontactdoos (dubbel)
- geaarde wandcontactdoos (dubbel)
- geaarde wandcontactdoos (perlex)
- leiding (loos)
- thermostaat
- Co2-opnemer
- data aansluitpunt (cat5)
- video-/intercom
- rookmelder
- deurbel
- schel t.b.v. deurbel
- centraal aardingspunt
- positie handdoekradiator
- plafond ventilatie-inblaasventiel
- plafond ventilatie-afblaasventiel
- vloerverdeler
- opstelplaats wasmachine en droger; aparte groep
- warmtekast
- meterkast
- warmte terugwin installatie, zit boven het plafond in het toilet

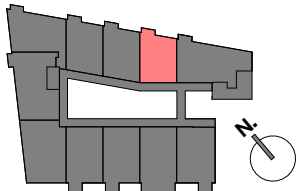

woning op de tweede verdieping

't Stadswit Enschede

tekeningnummer **VK-800-31**
projectnummer 2020080A
opdrachtgever Musketeer Property B.V.

datum 2026-07-17
datum wijziging --
fase definitief ontwerp
status definitief
schaal 1:50
papierformaat

architect ir. H. Workel
projectmanager R.A. Rens MArch
bouwkundige --


verkooptekening bnr. 31




Enschede
De Coöperatie 15-10
7514JK Enschede
053 - 480 44 44

Amsterdam
Paul van Vlietingsstraat 2d
1096SK Amsterdam
020 - 520 00 80

www.iaa-architecten.nl
info@iaa-architecten.nl

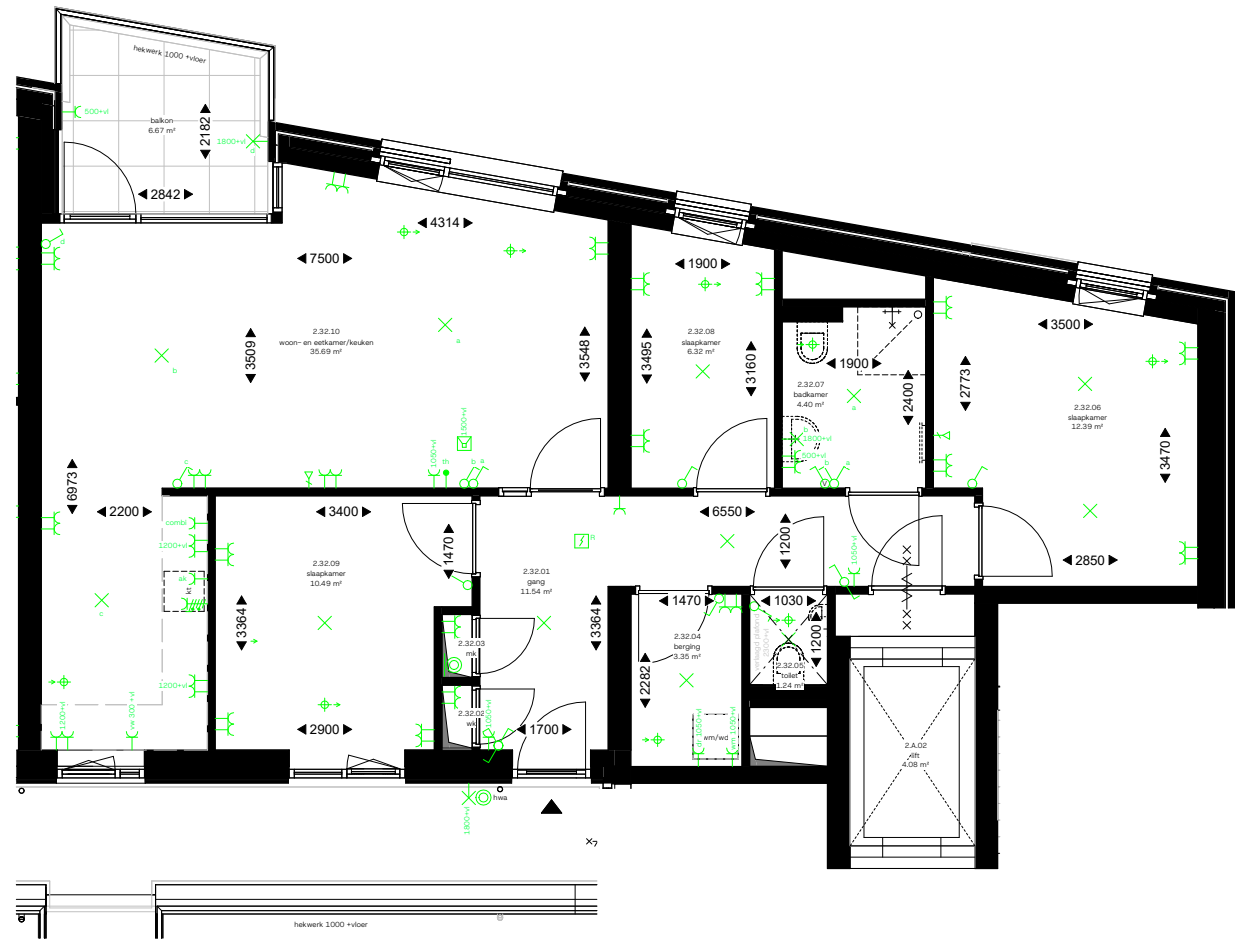

- renvooi**
- lichtpunt badkamer
 - lichtpunt plafond
 - lichtpunt wand
 - schakelaar (enkel) 1050mm+vl
 - schakelaar (dubbel) 1050mm+vl
 - schakelaar ventilatie
 - wisselschakelaar
 - geaarde wandcontactdoos (enkel)
 - geaarde wandcontactdoos (dubbel)
 - geaarde wandcontactdoos (dubbel)
 - geaarde wandcontactdoos (perilex)
 - leiding (loos)
 - thermostaat
 - Co2-opnemer
 - data aansluitpunt (cat5)
 - video-/intercom
 - rookmelder
 - deurbel
 - schel t.b.v. deurbel
 - centraal aardingspunt
 - posiële handdoekradiator
 - plafond ventilatie-inblaasventiel
 - plafond ventilatie-afblaasventiel
 - vloerverdeler
 - opstelplaats wasmachine en droger; aparte groep
 - warmtekast
 - meterkast
 - warmte terugwin installatie, zit boven het plafond in het toilet

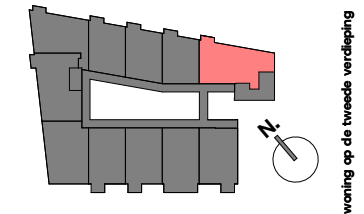

**'t Stadswit
Enschede**

tekeningnummer **VK-800-32**
projectnummer 2020080A
opdrachtgever Musketeer Property B.V.

datum 2026-07-17
datum wijziging --
fase definitief ontwerp
status definitief
schaal 1:50
papierformaat

architect ir. H. Workel
projectmanager R.A. Rens MARCH
bouwkundige --

verkooptekening bnr. 32


WMA

Enschede
De Coöperatie 15-10
7514 JK Enschede
053 - 480 44 44


Amsterdam
Paul van Vlietingsstraat 2d
1019SK Amsterdam
020 - 520 00 80

www.iaa-architecten.nl
info@iaa-architecten.nl

Derde verdieping

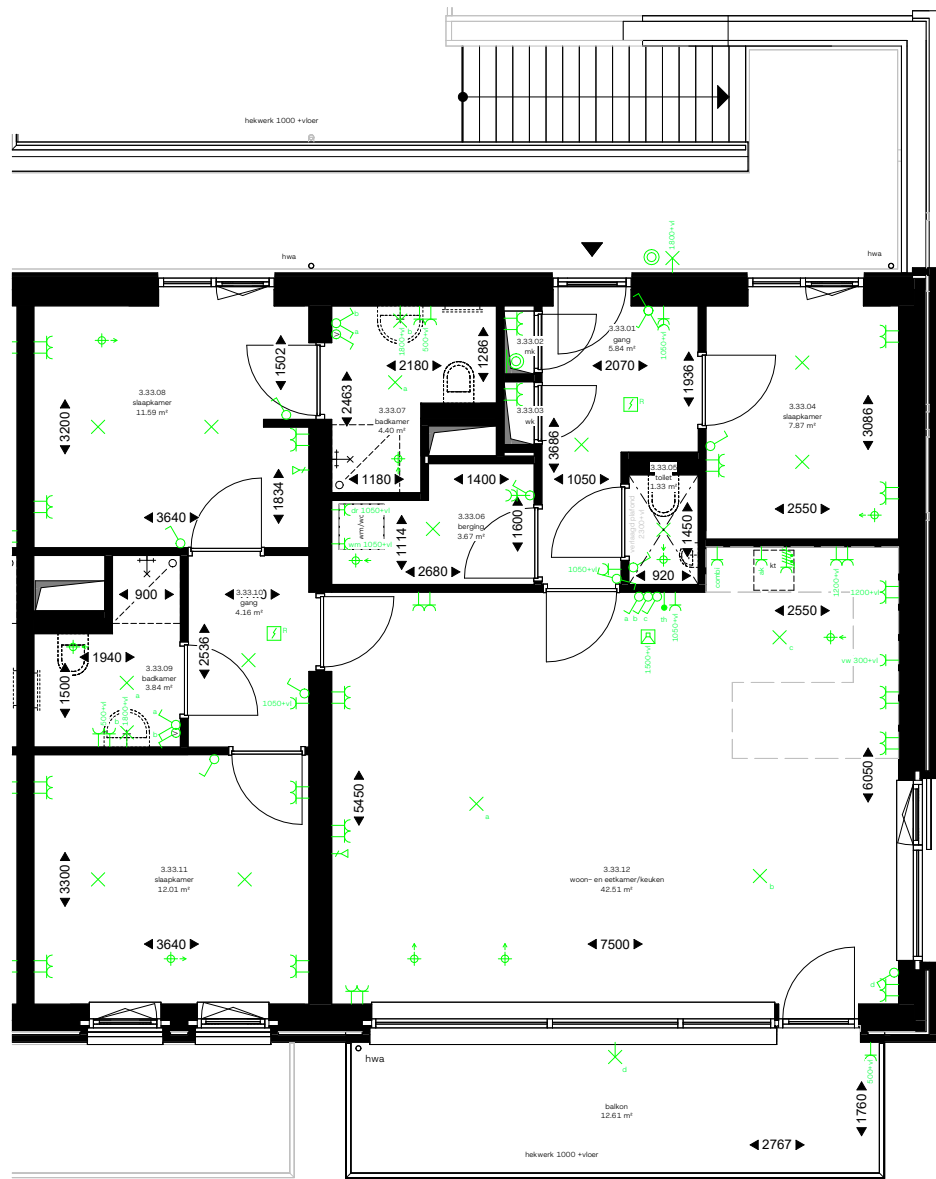

- renvooi**
- lichtpunt badkamer
 - lichtpunt plafond
 - lichtpunt wand
 - schakelaar (enkel) 1050mm+vl
 - schakelaar (dubbel) 1050mm+vl
 - schakelaar ventilatie
 - wisselschakelaar
 - geaarde wandcontactdoos (enkel)
 - geaarde wandcontactdoos (dubbel)
 - geaarde wandcontactdoos (dubbel)
 - geaarde wandcontactdoos (perlex)
 - leiding (loos)
 - thermostaat
 - Co2-opnemer
 - data aansluitpunt (cat5)
 - video-/intercom
 - rookmelder
 - deurbel
 - schel t.b.v. deurbel
 - centraal aardingspunt
 - positie handdoekradiator
 - plafond ventilatie-inblaasventiel
 - plafond ventilatie-afblaasventiel
 - vv
 - vm/dr
 - wk
 - mk
- warmte terugwin installatie, zit boven het plafond in het toilet

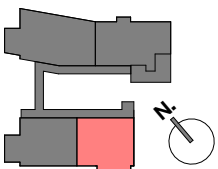

woning op de derde verdieping

't Stadswit Enschede

tekeningnummer **VK-800-33**
projectnummer 2020080A
opdrachtgever Musketeer Property B.V.

datum 2026-07-17
datum wijziging --
fase definitief ontwerp
status definitief
schaal 1:50
papierformaat

architect ir. H. Workel
projectmanager R.A. Rens MArch
bouwkundige --


verkooptekening bnr. 33




Enschede
De Coöperatie 15-10
7514JK Enschede
093 - 480 44 44

Amsterdam
Paul van Vlietingsstraat 2d
1096SK Amsterdam
020 - 520 00 80

www.iaa-architecten.nl
info@iaa-architecten.nl

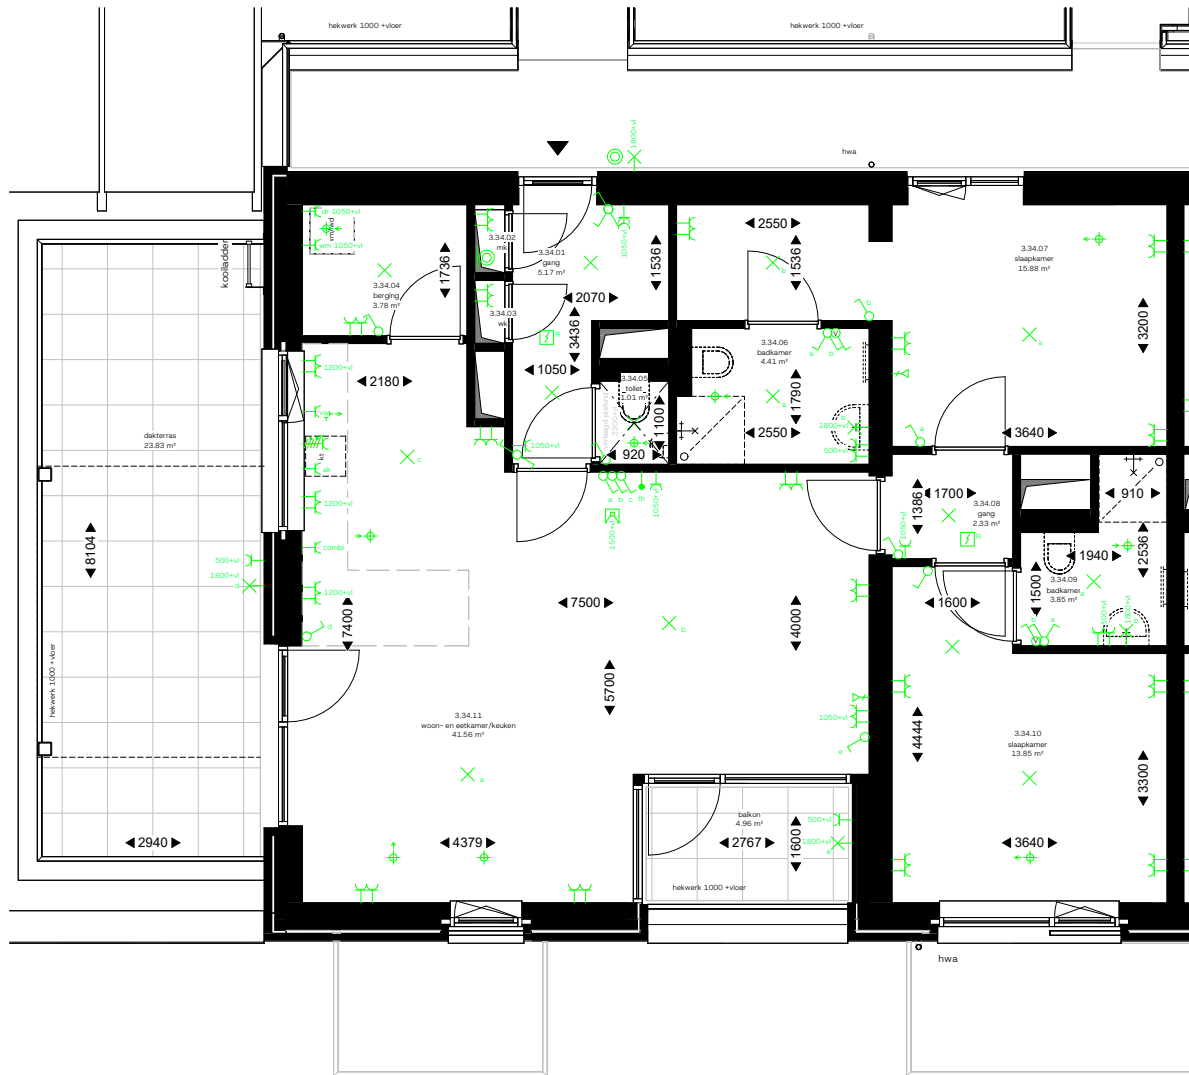

- renvooi**
- lichtpunt badkamer
 - lichtpunt plafond
 - lichtpunt wand
 - schakelaar (enkel) 1050mm+vl
 - schakelaar (dubbel) 1050mm+vl
 - schakelaar ventilatie
 - wisselschakelaar
 - geaarde wandcontactdoos (enkel)
 - geaarde wandcontactdoos (dubbel)
 - geaarde wandcontactdoos (dubbel)
 - geaarde wandcontactdoos (perlex)
 - leiding (loos)
 - thermostaat
 - Co2-opnemer
 - data aansluitpunt (cat5)
 - video-/intercom
 - rookmelder
 - deurbel
 - schel t.b.v. deurbel
 - centraal aardingspunt
 - positie handdoekradiator
 - plafond ventilatie-inblaasventiel
 - plafond ventilatie-afblaasventiel
 - vv
 - vm/dr
 - wk
 - mk
- warmte terugwin installatie, zit boven het plafond in het toilet

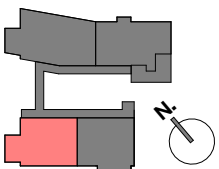

woning op de derde verdieping

't Stadswit Enschede

tekeningnummer **VK-800-34**
projectnummer 2020080A
opdrachtgever Musketeer Property B.V.

datum 2026-07-17
datum wijziging --
fase definitief ontwerp
status definitief
schaal 1:50
papierformaat

architect ir. H. Workel
projectmanager R.A. Rens MArch
bouwkundige --

verkooptekening bnr. 34



Enschede
De Coöperatie 15-10
7514JK Enschede
093 - 480 44 44


Amsterdam
Paul van Vlietingsstraat 2d
1096SK Amsterdam
020 - 520 00 80

www.iaa-architecten.nl
info@iaa-architecten.nl



renvooi

- lichtpunt badkamer
- lichtpunt plafond
- lichtpunt wand
- schakelaar (enkel) 1050mm+vl
- schakelaar (dubbel) 1050mm+vl
- schakelaar ventilatie
- wisselschakelaar
- geaarde wandcontactdoos (enkel)
- geaarde wandcontactdoos (dubbel)
- geaarde wandcontactdoos (dubbel)
- geaarde wandcontactdoos (perilex)
- leiding (loos)
- thermostaat
- Co2-opnemer
- data aansluitpunt (cat5)
- video-/intercom
- rookmelder
- deurbel
- schel t.b.v. deurbel
- centraal aardingspunt
- positie handdoekradiator
- plafond ventilatie-inblaasventiel
- plafond ventilatie-afblaasventiel
- vloerverdeler
- opstelplaats wasmachine en droger; aparte groep
- warmtekast
- meterkast
- warmte terugwin installatie, zit boven het plafond in het toilet

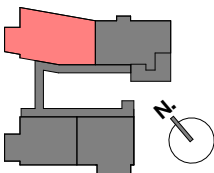

woning op de derde verdieping

't Stadswit Enschede

tekeningnummer **VK-800-35**
projectnummer 2020080A
opdrachtgever Musketeer Property B.V.

datum 2026-07-17
datum wijziging --
fase definitief ontwerp
status definitief
schaal 1:50
papierformaat

architect ir. H. Workel
projectmanager R.A. Rens MArch
bouwkundige --


verkooptekening bnr. 35



Enschede De Coöperatie 15-10
7514JK Enschede
053 - 480 44 44

Amsterdam Paul van Vlietgenstraat 2d
1019BK Amsterdam
020 - 520 00 80


www.iaa-architecten.nl
info@iaa-architecten.nl

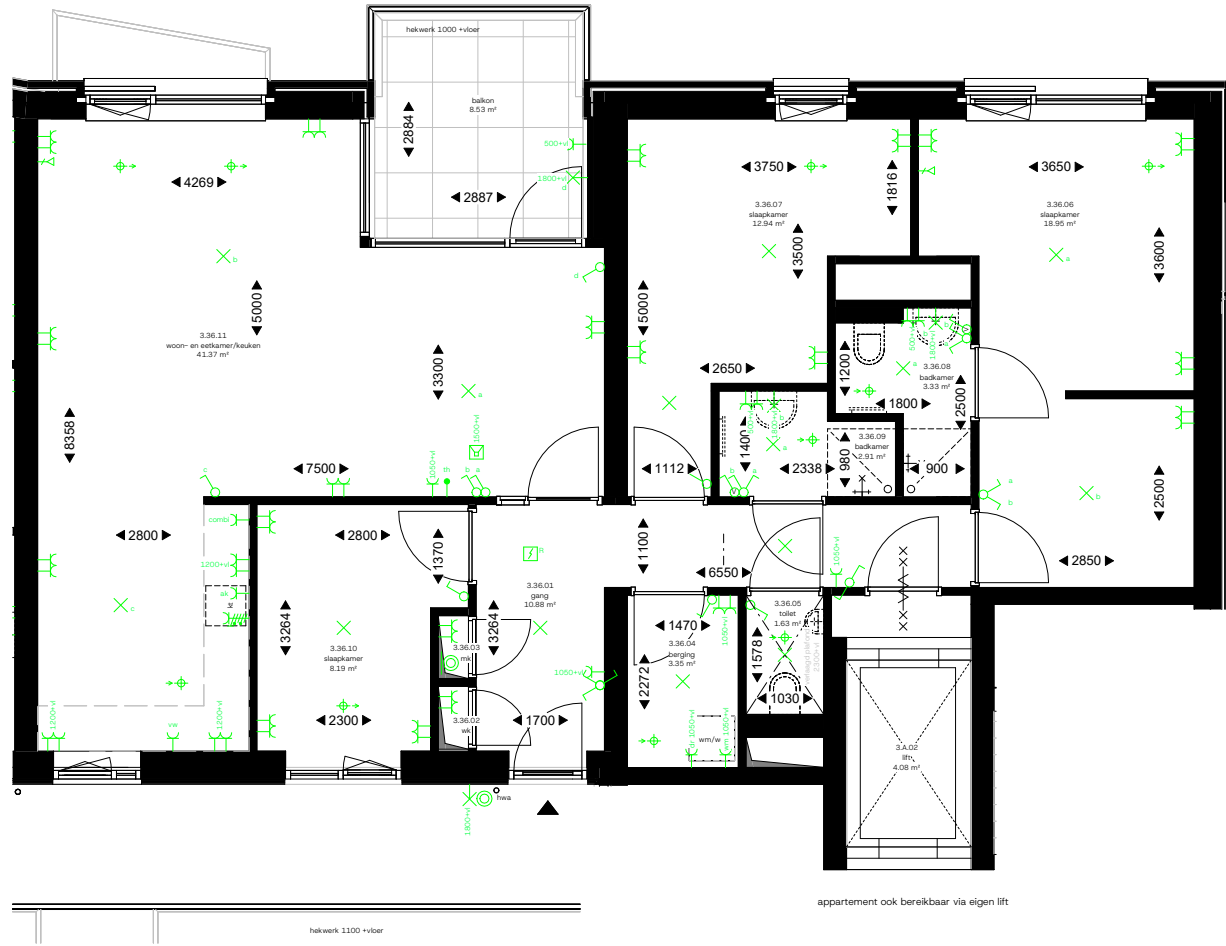

appartement ook bereikbaar via eigen lift

renvooi

- lichtpunt badkamer
- lichtpunt plafond
- lichtpunt wand
- schakelaar (enkel) 1050mm+vl
- schakelaar (dubbel) 1050mm+vl
- schakelaar ventilatie
- wisselschakelaar
- geaarde wandcontactdoos (enkel)
- geaarde wandcontactdoos (dubbel)
- geaarde wandcontactdoos (dubbel)
- geaarde wandcontactdoos (perilex)
- leiding (loos)
- thermostaat
- Co2-opnemer
- data aansluitpunt (cat5)
- video-/intercom
- rookmelder
- deurbel
- schel t.b.v. deurbel
- centraal aardingspunt
- positie handdoekradiator
- plafond ventilatie-inblaasventiel
- plafond ventilatie-afblaasventiel
- vloerverdeler
- opstelplaats wasmachine en droger; aparte groep
- warmtekast
- meterkast
- warmte terugwin installatie, zit boven het plafond in het toilet

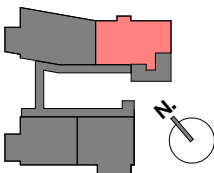

woning op de derde verdieping

't Stadswit Enschede

tekeningnummer **VK-800-36**
projectnummer 2020080A
opdrachtgever Musketeer Property B.V.

datum 2026-07-17
datum wijziging --
fase definitief ontwerp
status definitief
schaal 1:50
papierformaat

architect ir. H. Workel
projectmanager R.A. Rens MArch
bouwkundige --

verkooptekening bnr. 36




Enschede De Coöperatie 15-10
7514JK Enschede
053 - 480 44 44

Amsterdam Paul van Vlietgenstraat 2d
1019BK Amsterdam
020 - 520 00 80

www.iaa-architecten.nl
info@iaa-architecten.nl

Vierde verdieping

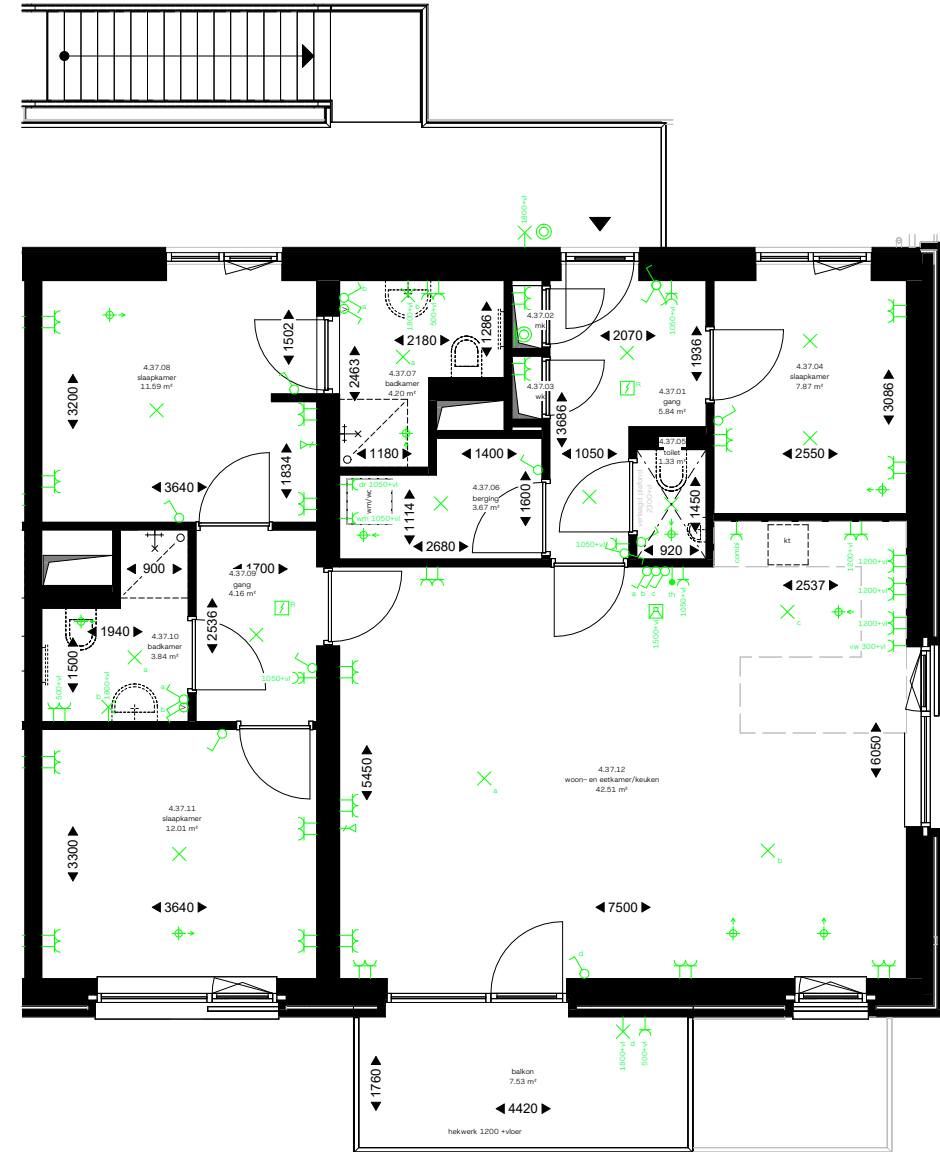

renvooi

- lichtpunt badkamer
- lichtpunt plafond
- lichtpunt wand
- schakelaar (enkel) 1050mm+vl
- schakelaar (dubbel) 1050mm+vl
- schakelaar ventilatie
- wisselschakelaar
- geaarde wandcontactdoos (enkel)
- geaarde wandcontactdoos (dubbel)
- geaarde wandcontactdoos (dubbel)
- geaarde wandcontactdoos (perlex)
- leiding (loos)
- thermostaat
- Co2-opnemer
- data aansluitpunt (cat5)
- video-/intercom
- rookmelder
- deurbel
- schel t.b.v. deurbel
- centraal aardingspunt
- positie handdoekradiator
- plafond ventilatie-inblaasventiel
- plafond ventilatie-afblaasventiel
- vloerverwelder
- opstelplaats wasmachine en droger; aparte groep
- warmtekast
- meterkast
- warmte terugwin installatie, zit boven het plafond in het toilet

woning op de vierde verdieping

**'t Stadswit
Enschede**

tekeningnummer	VK-800-37
projectnummer	2020080A
opdrachtgever	Musketeer Property B.V.

datum	2026-07-17
datum wijziging	--
fase	definitief ontwerp
status	definitief
schaal	1:50
papierformaat	

architect	ir. H. Workel
projectmanager	R.A. Rens MArch
bouwkundige	--

verkooptekening bnr. 37


Enschede
De Coöperatie 15-10
7514JK Enschede
090 - 480 44 44

Amsterdam
Paul van Vlissingenstraat 2d
1096BK Amsterdam
020 - 520 100 80

www.lee-architecten.nl
info@lee-architecten.nl

renvooi

- lichtpunt badkamer
- lichtpunt plafond
- lichtpunt wand
- schakelaar (enkel) 1050mm+vl
- schakelaar (dubbel) 1050mm+vl
- schakelaar ventilatie
- wisselschakelaar
- geaarde wandcontactdoos (enkel)
- geaarde wandcontactdoos (dubbel)
- geaarde wandcontactdoos (dubbel)
- geaarde wandcontactdoos (perlex)
- leiding (loos)
- thermostaat
- Co2-opnemer
- data aansluitpunt (cat5)
- video-/intercom
- rookmelder
- deurbel
- schel t.b.v. deurbel
- centraal aardingspunt
- positie handdoekradiator
- plafond ventilatie-inblaasventiel
- plafond ventilatie-afblaasventiel
- vv
- vm/dr
- wk
- mk

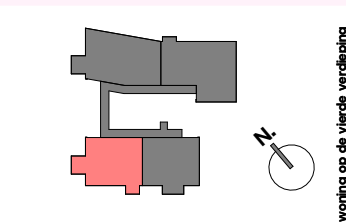

woning op de vierde verdieping

't Stadswit Enschede

tekeningnummer **VK-800-38**
projectnummer 2020080A
opdrachtgever Musketeer Property B.V.

datum 2026-07-17
datum wijziging --
fase definitief ontwerp
status definitief
schaal 1:50
papierformaat

architect ir. H. Workel
projectmanager R.A. Rens MArch
bouwkundige --

verkooptekening bnr. 38




Enschede De Coöperatie 15-10
7514JK Enschede
053 - 480 44 44

Amsterdam Paul van Vlietgenstraat 2d
1096SK Amsterdam
020 - 520 00 80

www.iaa-architecten.nl
info@iaa-architecten.nl

renvooi

- lichtpunt badkamer
- lichtpunt plafond
- lichtpunt wand
- schakelaar (enkel) 1050mm+vl
- schakelaar (dubbel) 1050mm+vl
- schakelaar ventilatie
- wisselschakelaar
- geaarde wandcontactdoos (enkel)
- geaarde wandcontactdoos (dubbel)
- geaarde wandcontactdoos (dubbel)
- geaarde wandcontactdoos (perlex)
- leiding (loos)
- thermostaat
- Co2-opnemer
- data aansluitpunt (cat5)
- video-/intercom
- rookmelder
- deurbel
- schel t.b.v. deurbel
- centraal aardingspunt
- positie handdoekradiator
- plafond ventilatie-inblaasventiel
- plafond ventilatie-afblaasventiel
- vv
- vm/dr
- wk
- mk

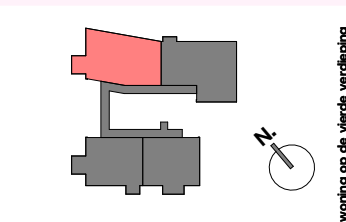

woning op de vierde verdieping

't Stadswit Enschede

tekeningnummer **VK-800-39**
projectnummer 2020080A
opdrachtgever Musketeer Property B.V.

datum 2026-07-17
datum wijziging --
fase definitief ontwerp
status definitief
schaal 1:50
papierformaat

architect ir. H. Workel
projectmanager R.A. Rens MArch
bouwkundige --


verkooptekening bnr. 39




Enschede De Coöperatie 15-10
7514JK Enschede
053 - 480 44 44

Amsterdam Paul van Vlietgenstraat 2d
1096SK Amsterdam
020 - 520 00 80

www.iaa-architecten.nl
info@iaa-architecten.nl

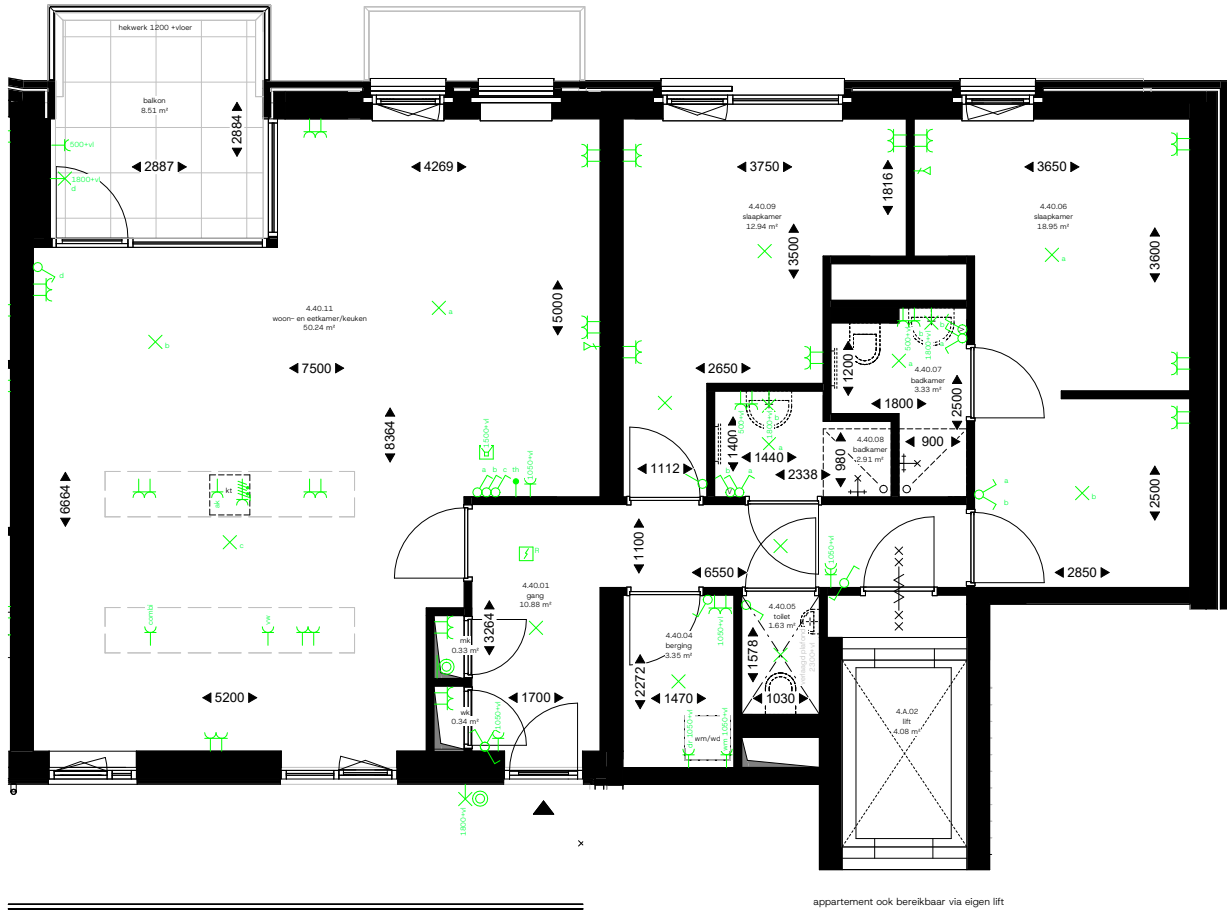

- renvooi**
- lichtpunt badkamer
 - lichtpunt plafond
 - lichtpunt wand
 - schakelaar (enkel) 1050mm+vl
 - schakelaar (dubbel) 1050mm+vl
 - schakelaar ventilatie
 - wisselschakelaar
 - geaarde wandcontactdoos (enkel)
 - geaarde wandcontactdoos (dubbel)
 - geaarde wandcontactdoos (dubbel)
 - geaarde wandcontactdoos (perilex)
 - leiding (loos)
 - thermostaat
 - Co2-opnemer
 - data aansluitpunt (cat5)
 - video-/intercom
 - rookmelder
 - deurbel
 - schel t.b.v. deurbel
 - centraal aardingspunt
 - posiële handdoekradiator
 - plafond ventilatie-inblaasventiel
 - plafond ventilatie-afblaasventiel
 - vloerverdeler
 - opstelplaats wasmachine en droger; aparte groep
 - warmtekast
 - meterkast
 - warmte terugwin installatie, zit boven het plafond in het toilet

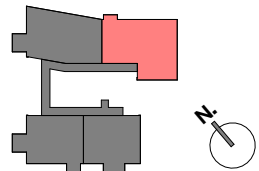

woning op de vierde verdieping

't Stadswit Enschede

tekeningnummer **VK-800-40**
projectnummer 2020080A
opdrachtgever Musketeer Property B.V.

datum 2026-07-17
datum wijziging --
fase definitief ontwerp
status definitief
schaal 1:50
papierformaat

architect ir. H. Workel
projectmanager R.A. Rens MARCH
bouwkundige --



't STADSWIT